



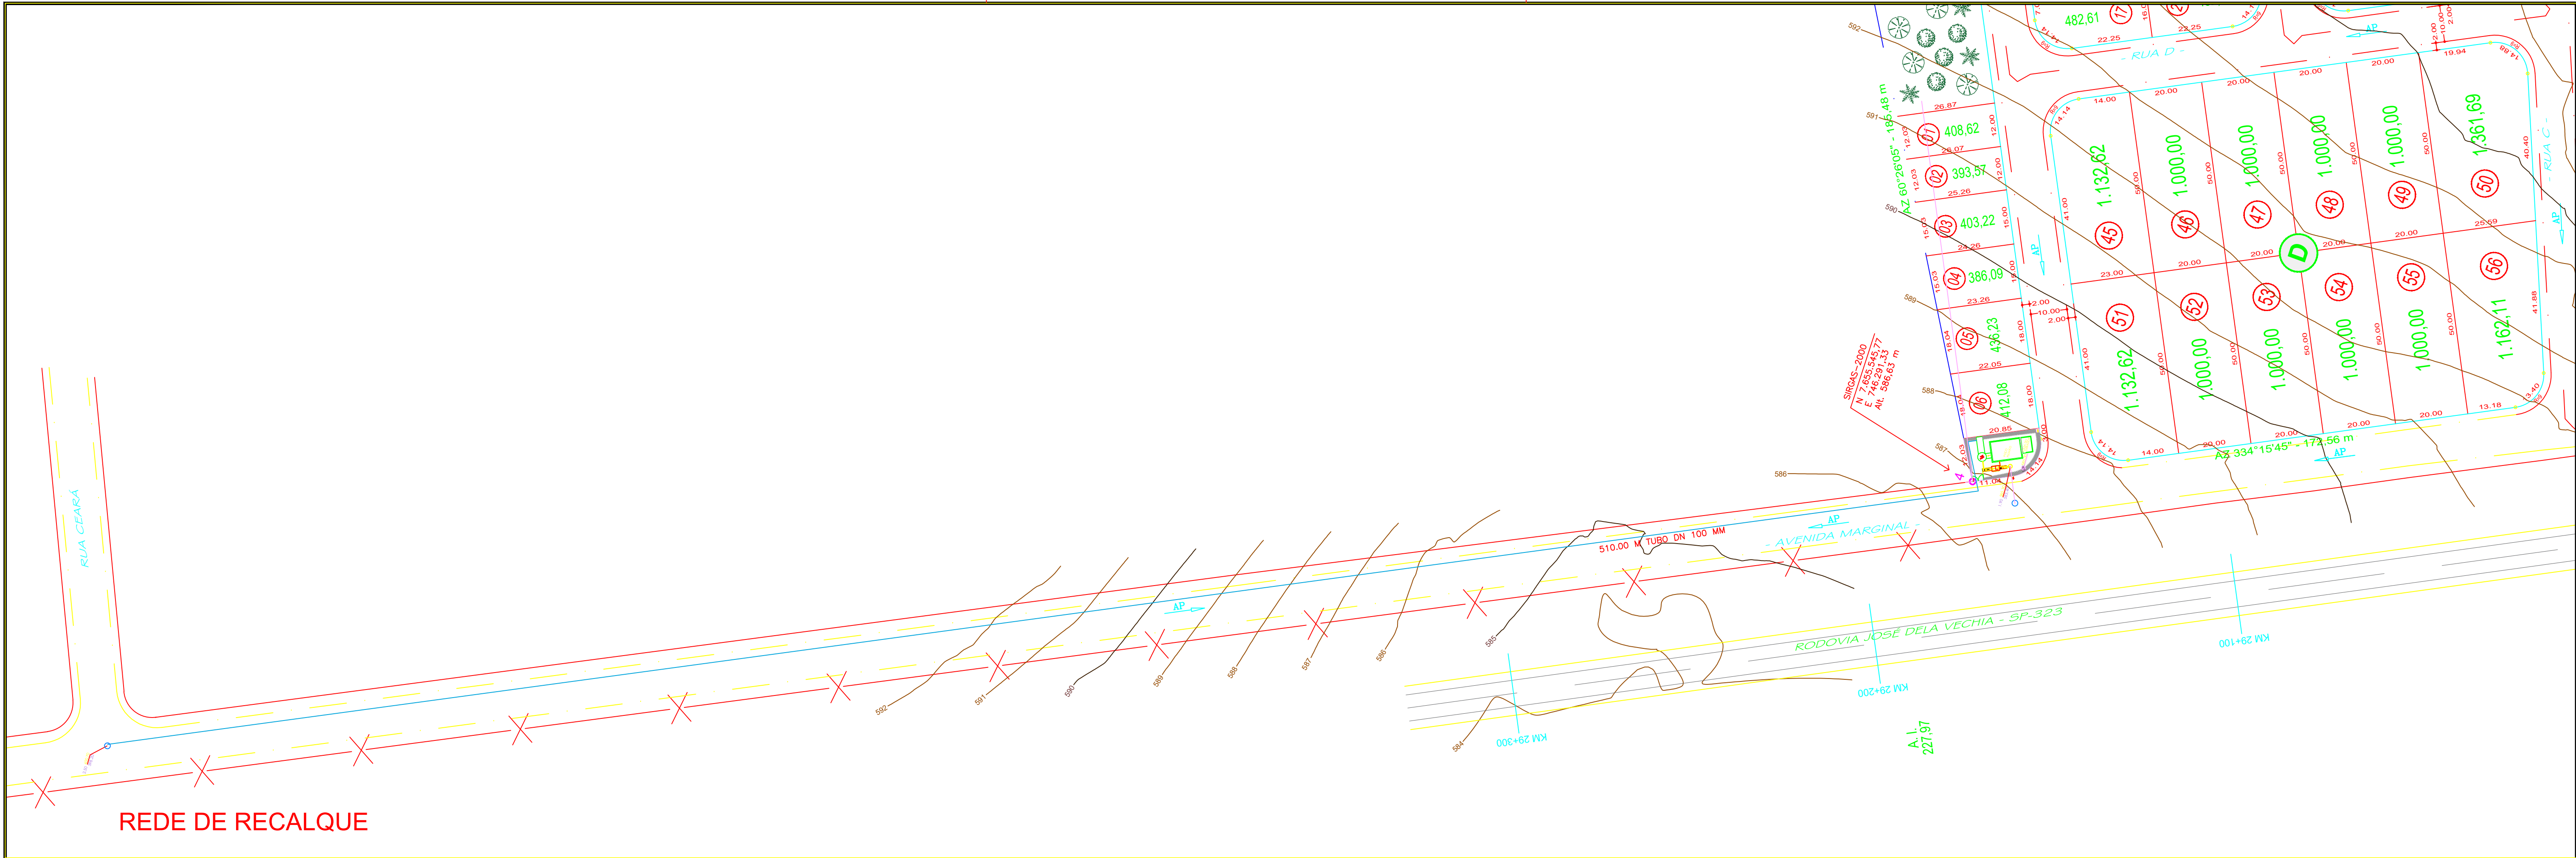


REDE DE RECALQUE

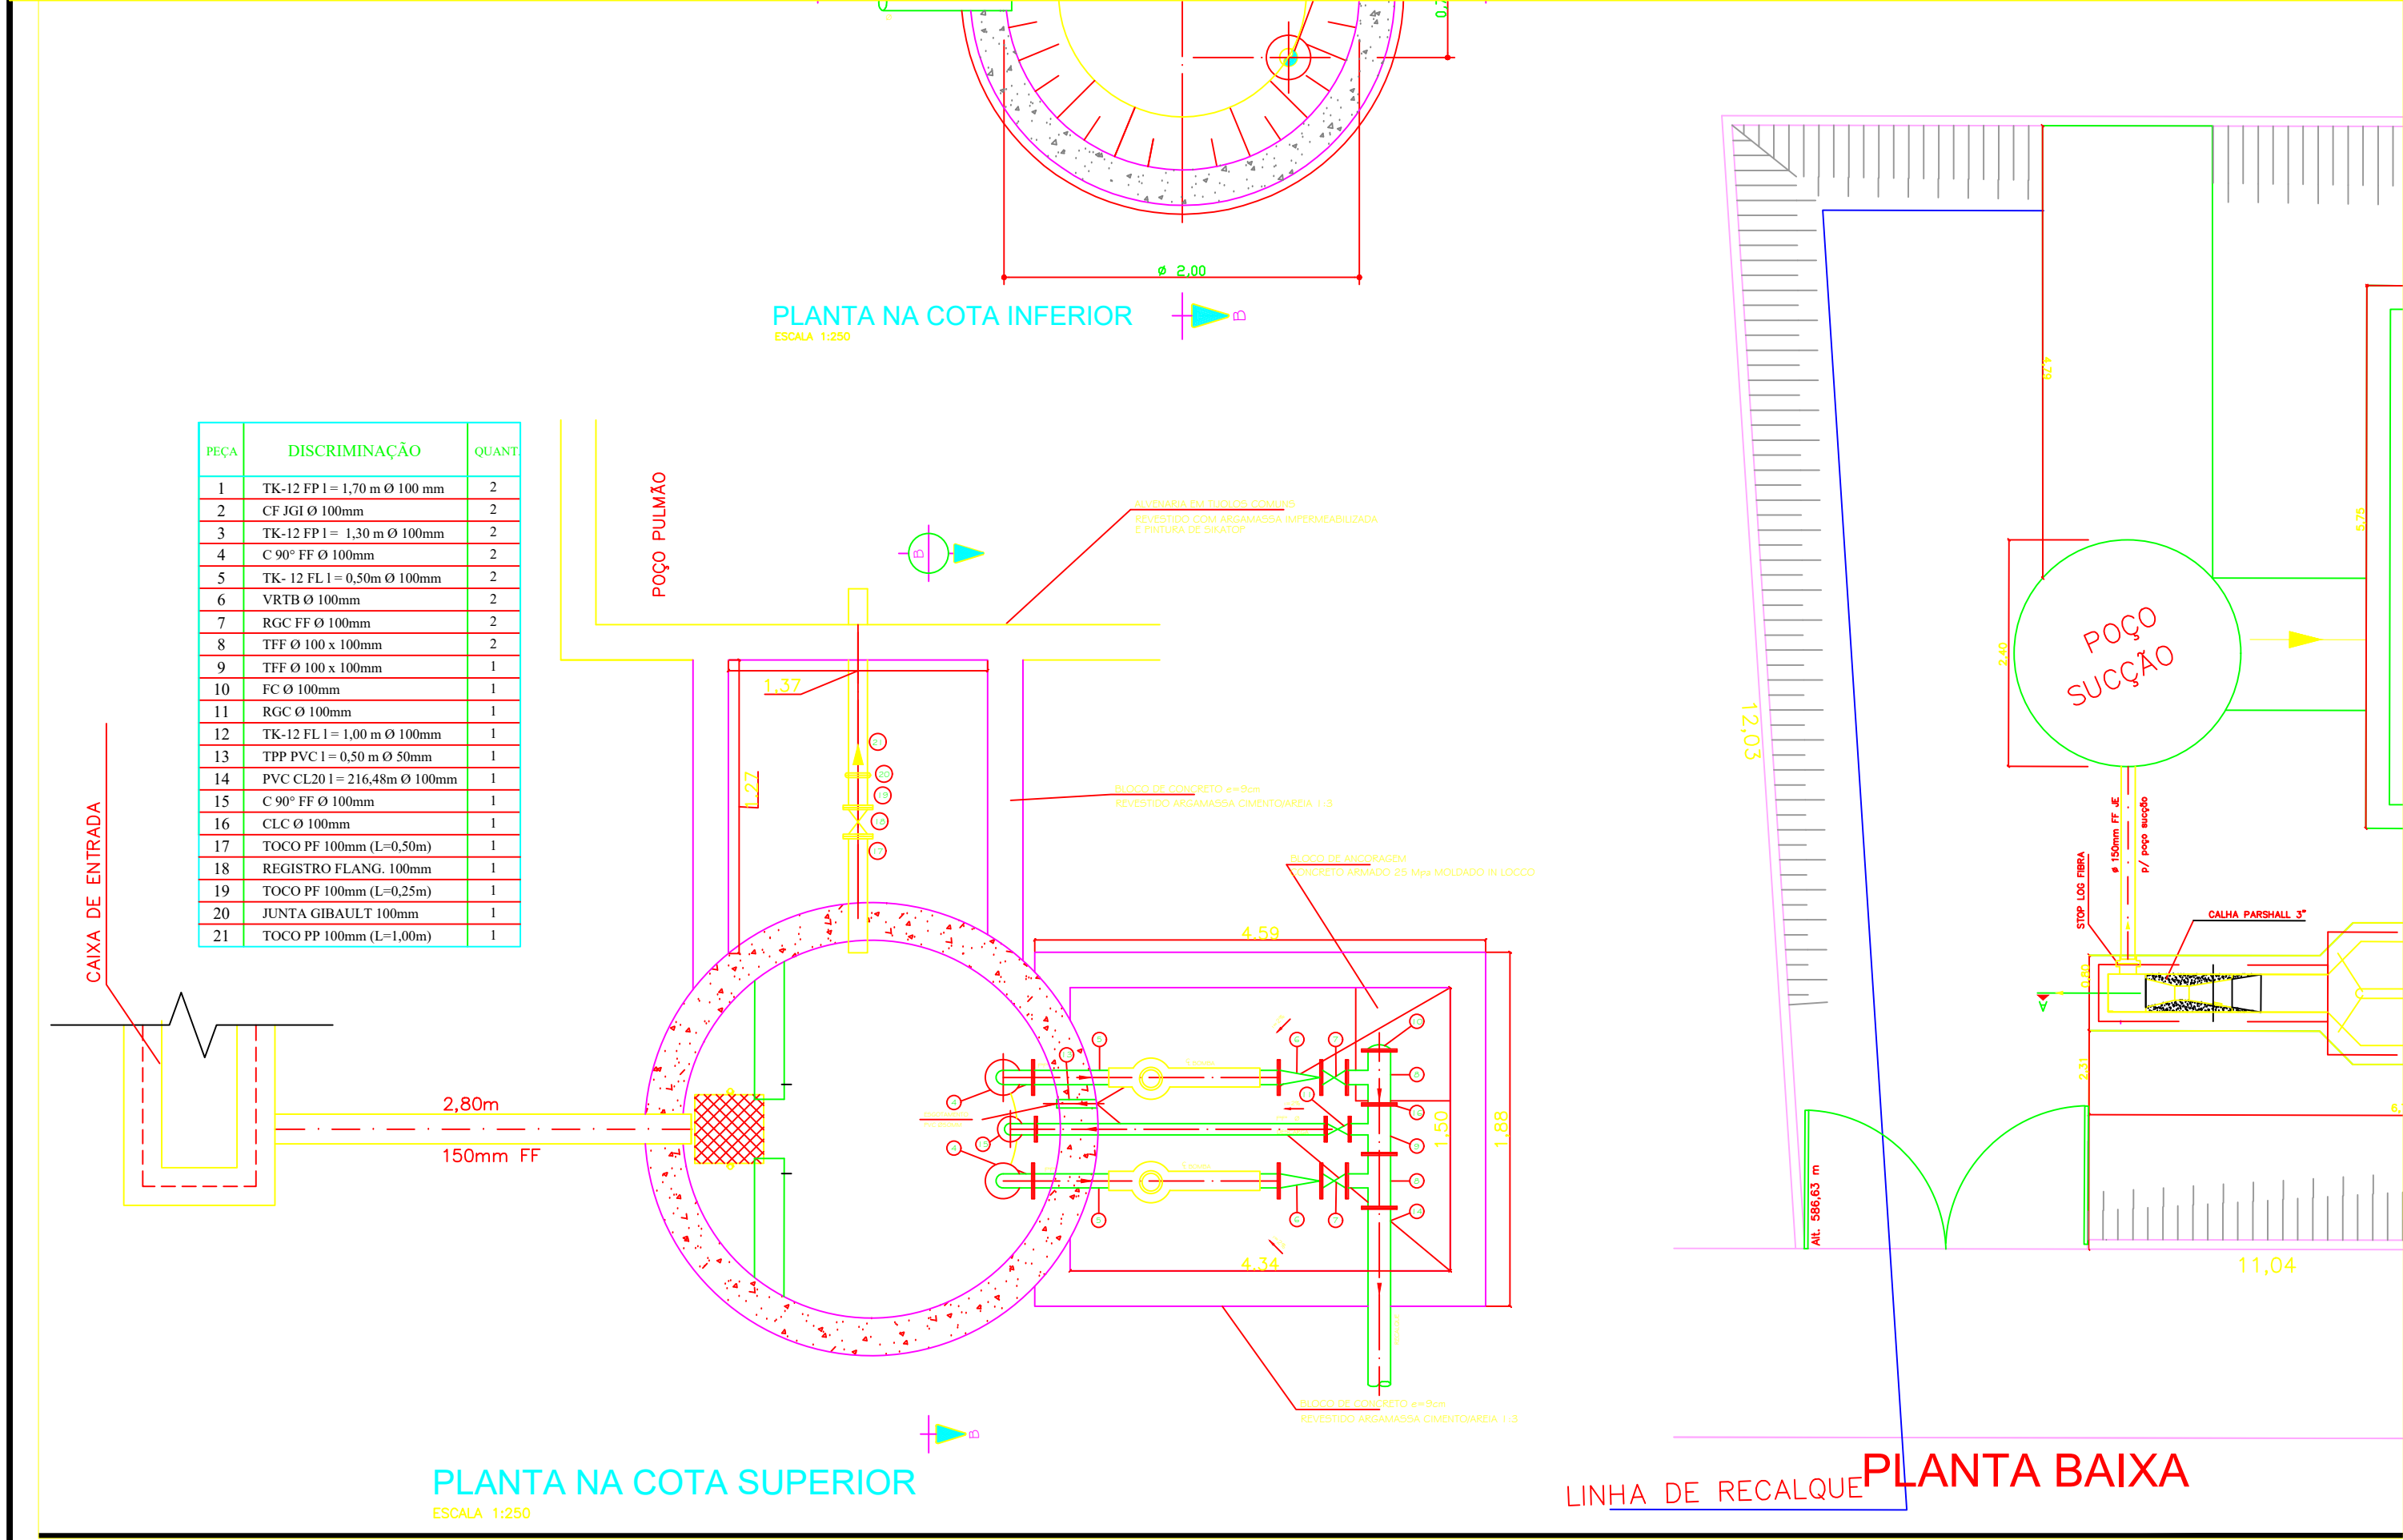


PLANTA NA COTA SUPERIOR

PLANTA BAIXA

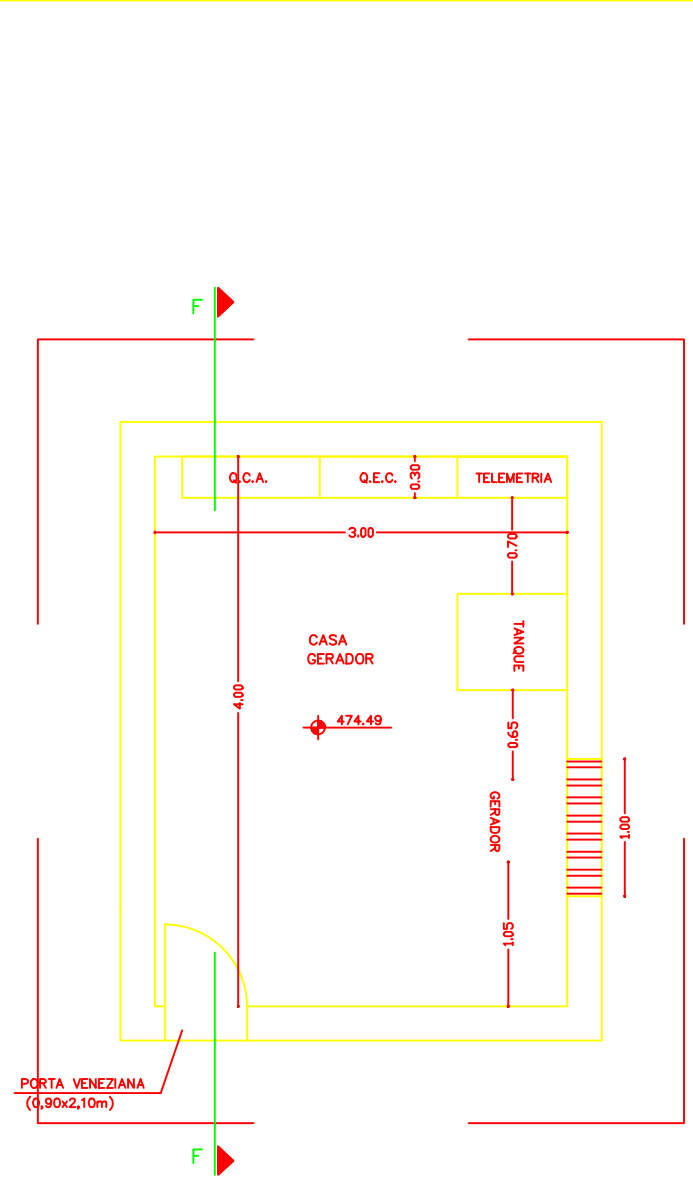

CASA GERADOR - PLANTA

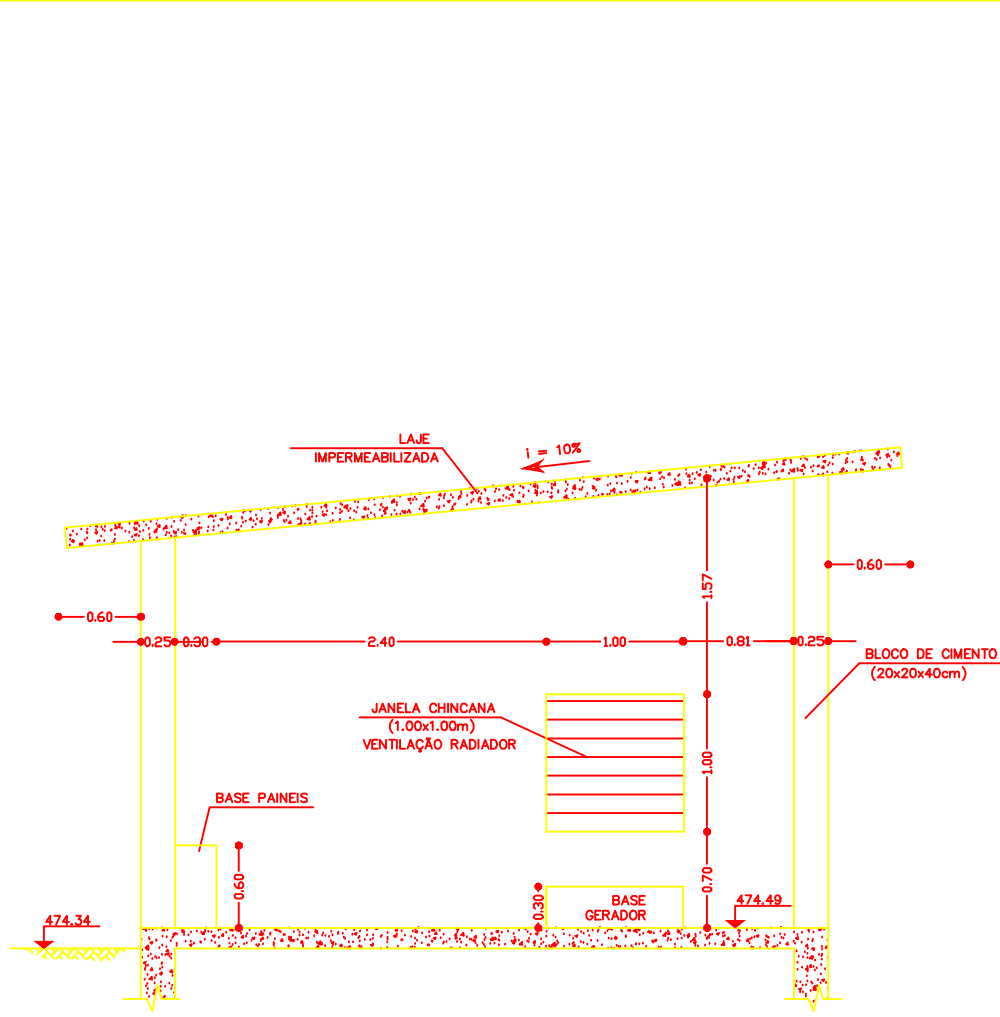

CORTE F

PROJETO DE LOTEAMENTO

TÍTULO:
PROJETO BÁSICO DA ESTAÇÃO ELEVATÓRIA
DE ESGOTO DOMÉSTICO

FOLHA:
01/03

ASSUNTO:
- LOCAÇÃO

PROPRIETÁRIO:
MUNICÍPIO DE VISTA ALEGRE DO ALTO
CNPJ: 52.854.775/0001-28

LOCAL DO PROJETO:
ANTIGA AVENIDA MARGINAL - VISTA ALEGRE DO ALTO - SP
DISTRITO INDUSTRIAL II

ZONEAMENTO:
-

CADASTRO MUNICIPAL:
-

USO DO SOLO:
-

MATRÍCULA CREI:
26.609


LOCALIZAÇÃO GEOGRÁFICA:
Latitude:
21° 11' 05" S
Longitude:
48° 37' 39" W

SITUAÇÃO SEM ESCALA:


QUADRO DE ÁREA:
ÁREA INSTITUCIONAL
227,97 m²

PROPRIETÁRIO:
MUNICÍPIO DE VISTA ALEGRE DO ALTO
CNPJ Nº 52.854.775/0001-28
REPRESENTANTE: PREFEITO LUIZ ANTONIO PIORANI

AUTOR DO PROJETO E RESPONSÁVEL TÉCNICO:
LUIZ SERRANO JUNIOR
ENGENHEIRO CIVIL
CREA 0601334529-SP

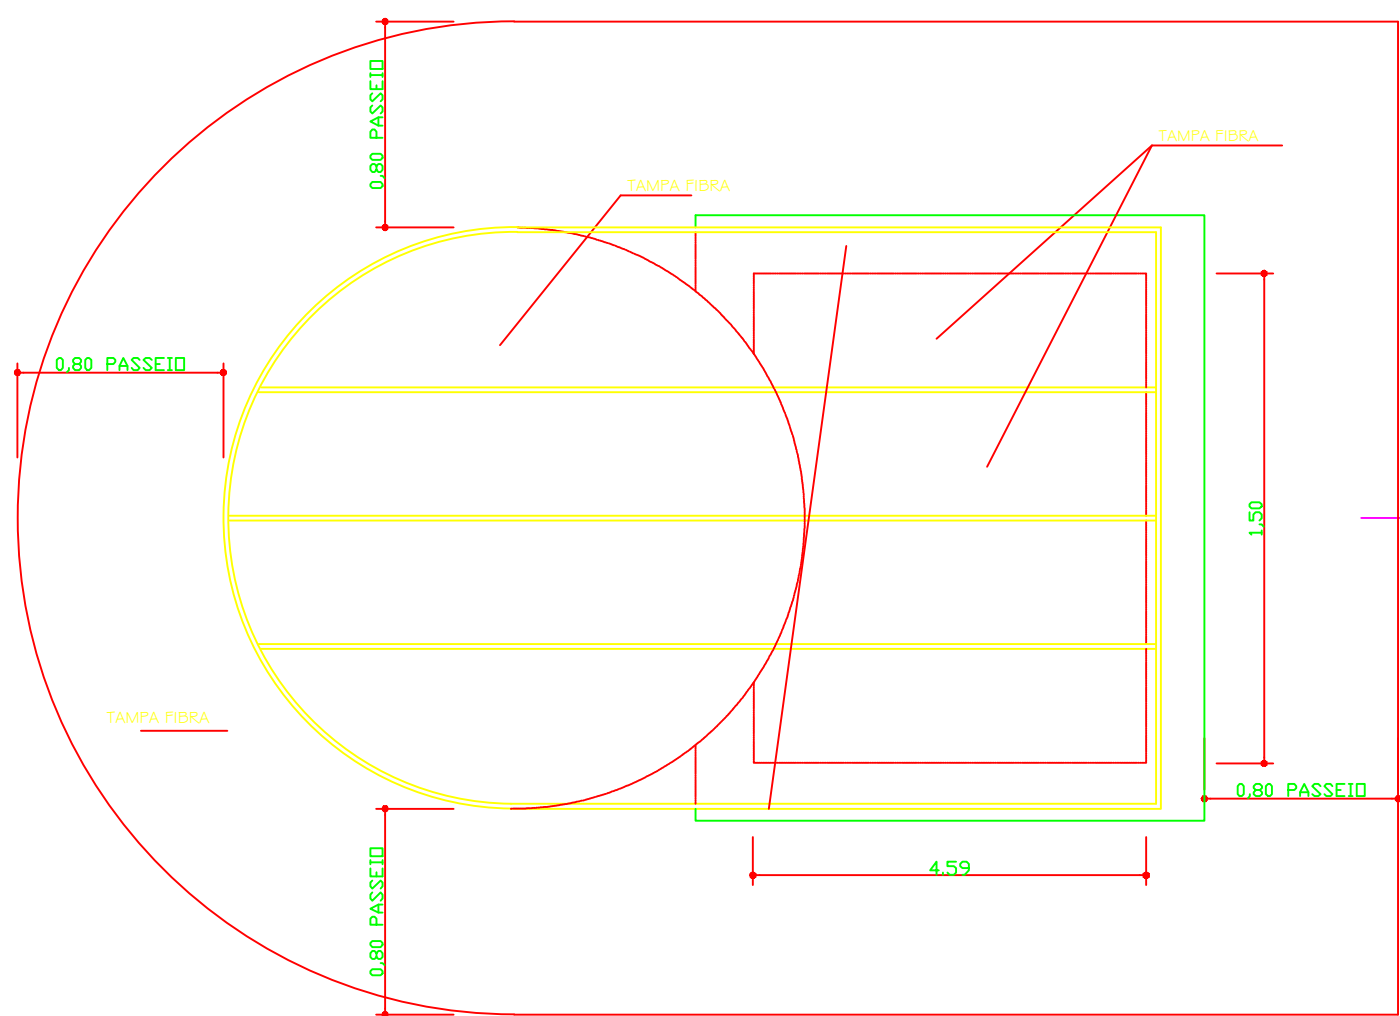


PLANTA DE COBERTURA
ESCALA 1:25

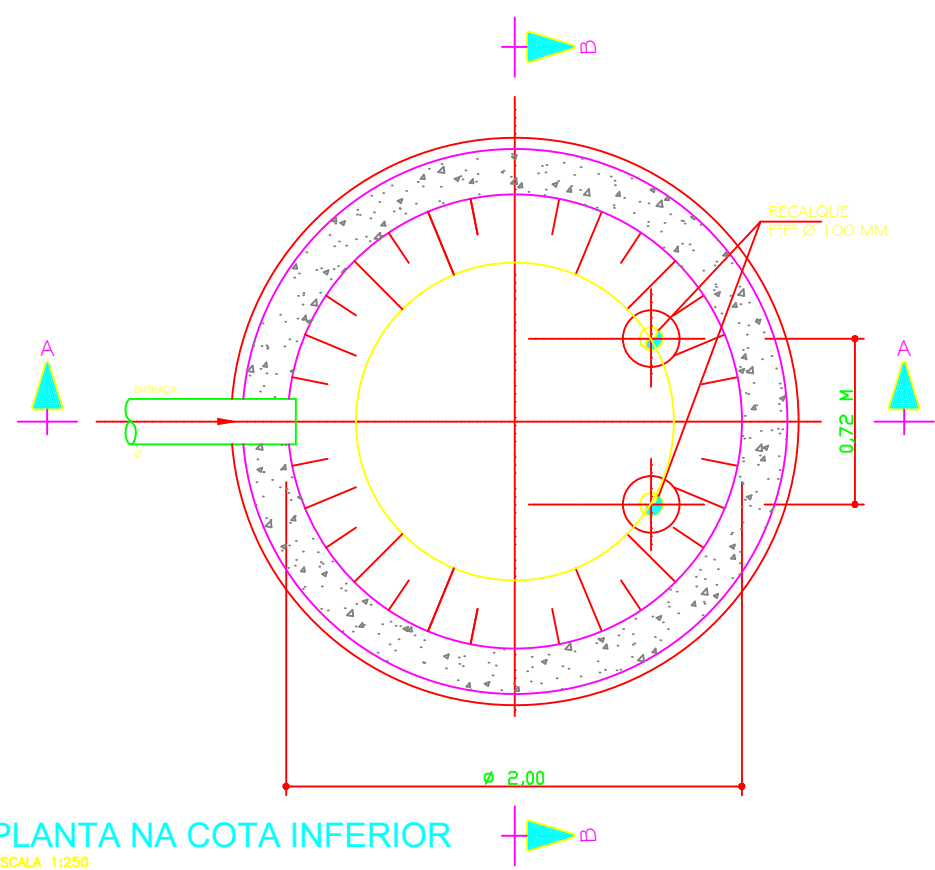


PLANTA NA COTA INFERIOR
ESCALA 1:250


PEÇA	DISCRIMINAÇÃO	QDANT
1	TK-12 TP 1 = 1,20 m Ø 100 mm	2
2	CF XGI Ø 100mm	2
3	TK-12 FP 1 = 1,30 m Ø 100mm	2
4	C 90° FF Ø 100mm	2
5	TK-12 FL 1 = 0,50m Ø 100mm	2
6	VRTB Ø 100mm	2
7	RG Ø 100mm	2
8	TPP Ø 100 x 100mm	2
9	TF Ø 100 x 100mm	1
10	FC Ø 100mm	1
11	RG Ø 100mm	1
12	TK-12 FL 1 = 1,00 m Ø 100mm	1
13	TPP PVC 1 = 0,50 m Ø 50mm	1
14	PVC CLS Ø 216,48m Ø 100mm	1
15	C 90° FF Ø 100mm	1
16	CLC Ø 100mm	1
17	TOCO PP 100mm (L=0,50m)	1
18	REGISTRO FLANG. 100mm	1
19	TOCO PP 100mm (L=0,25m)	1
20	JUNTA GIBAUDT 100mm	1
21	TOCO PP 100mm (L=1,00m)	1

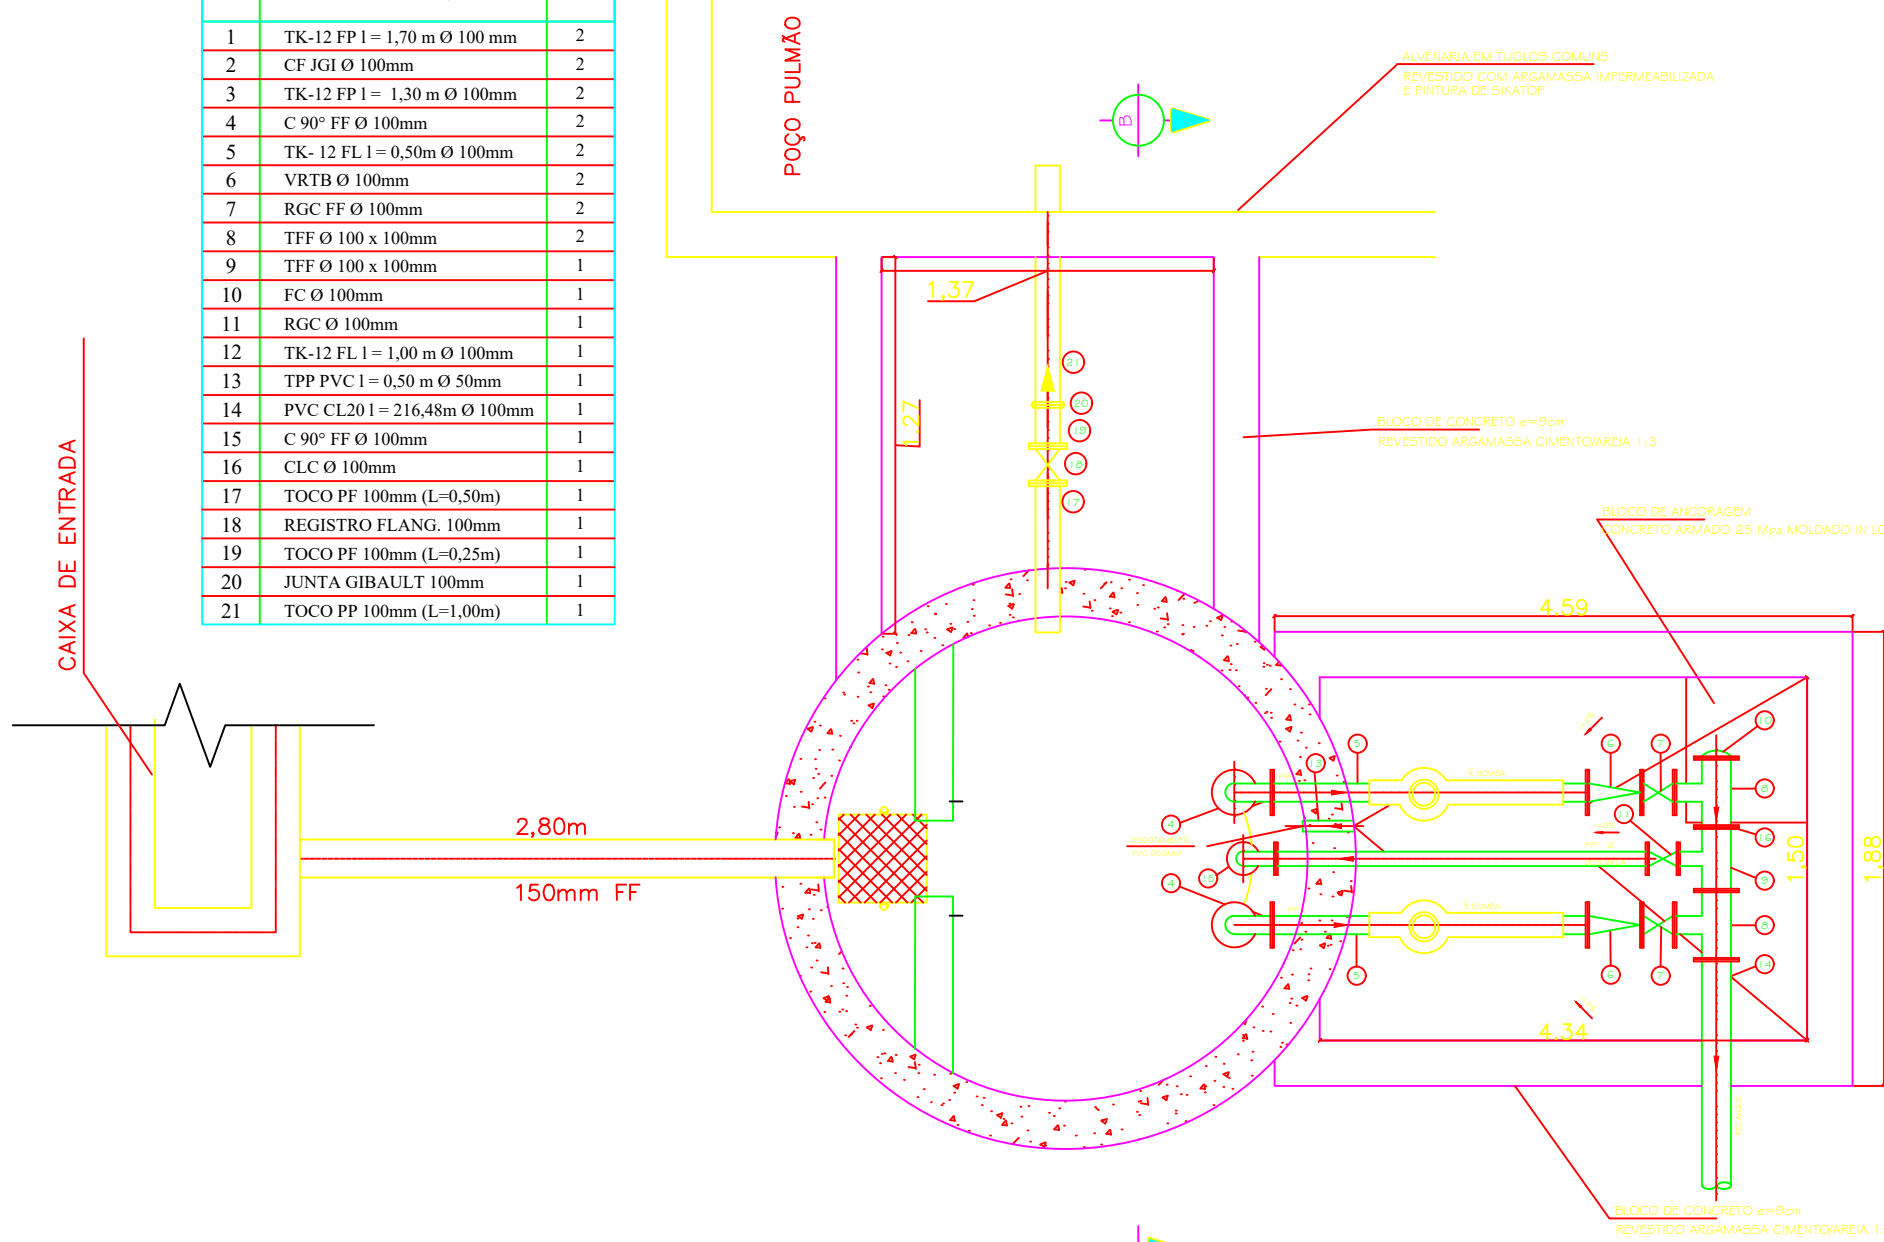


PLANTA NA COTA SUPERIOR
ESCALA 1:250

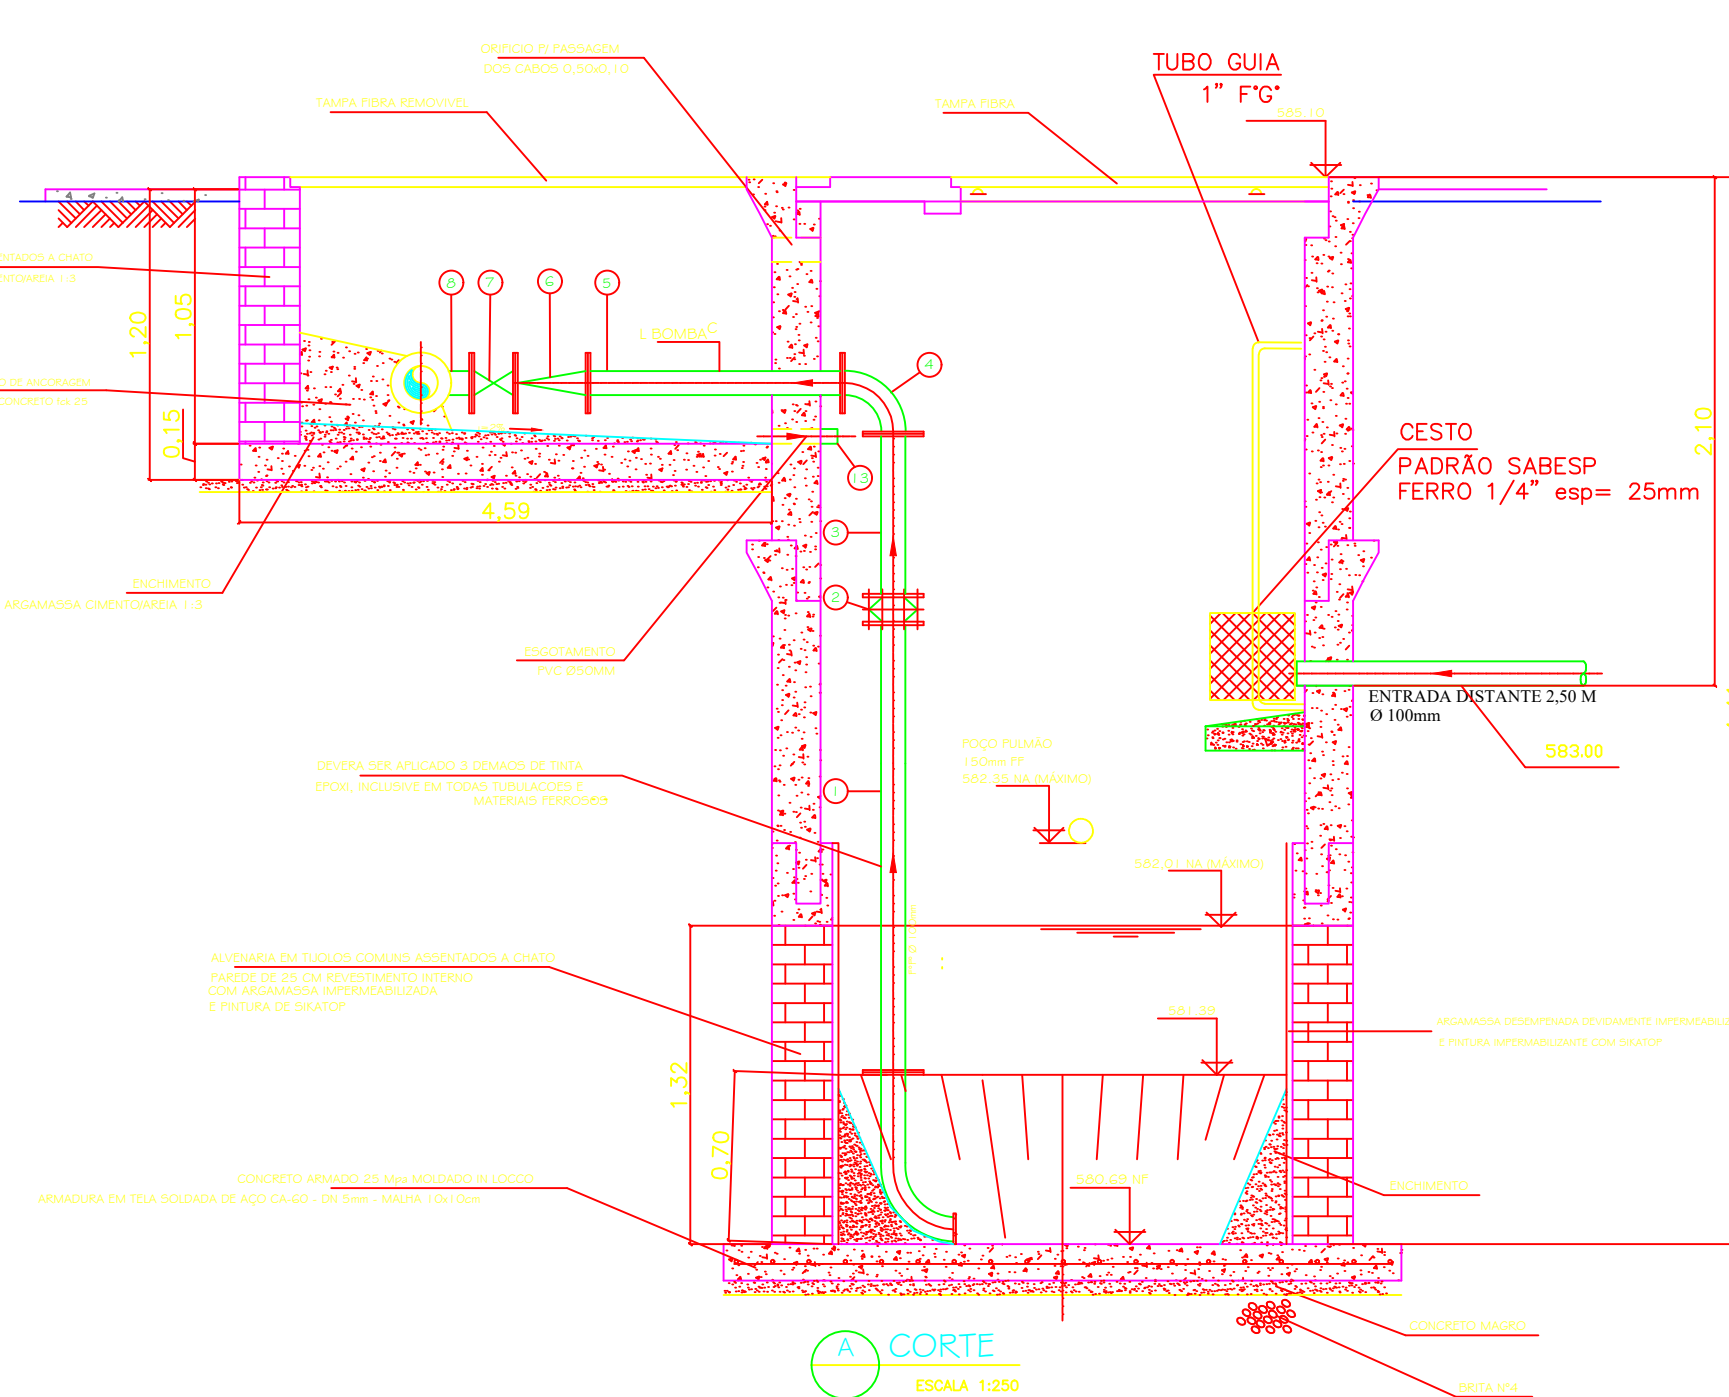

A CORTE
ESCALA 1:250

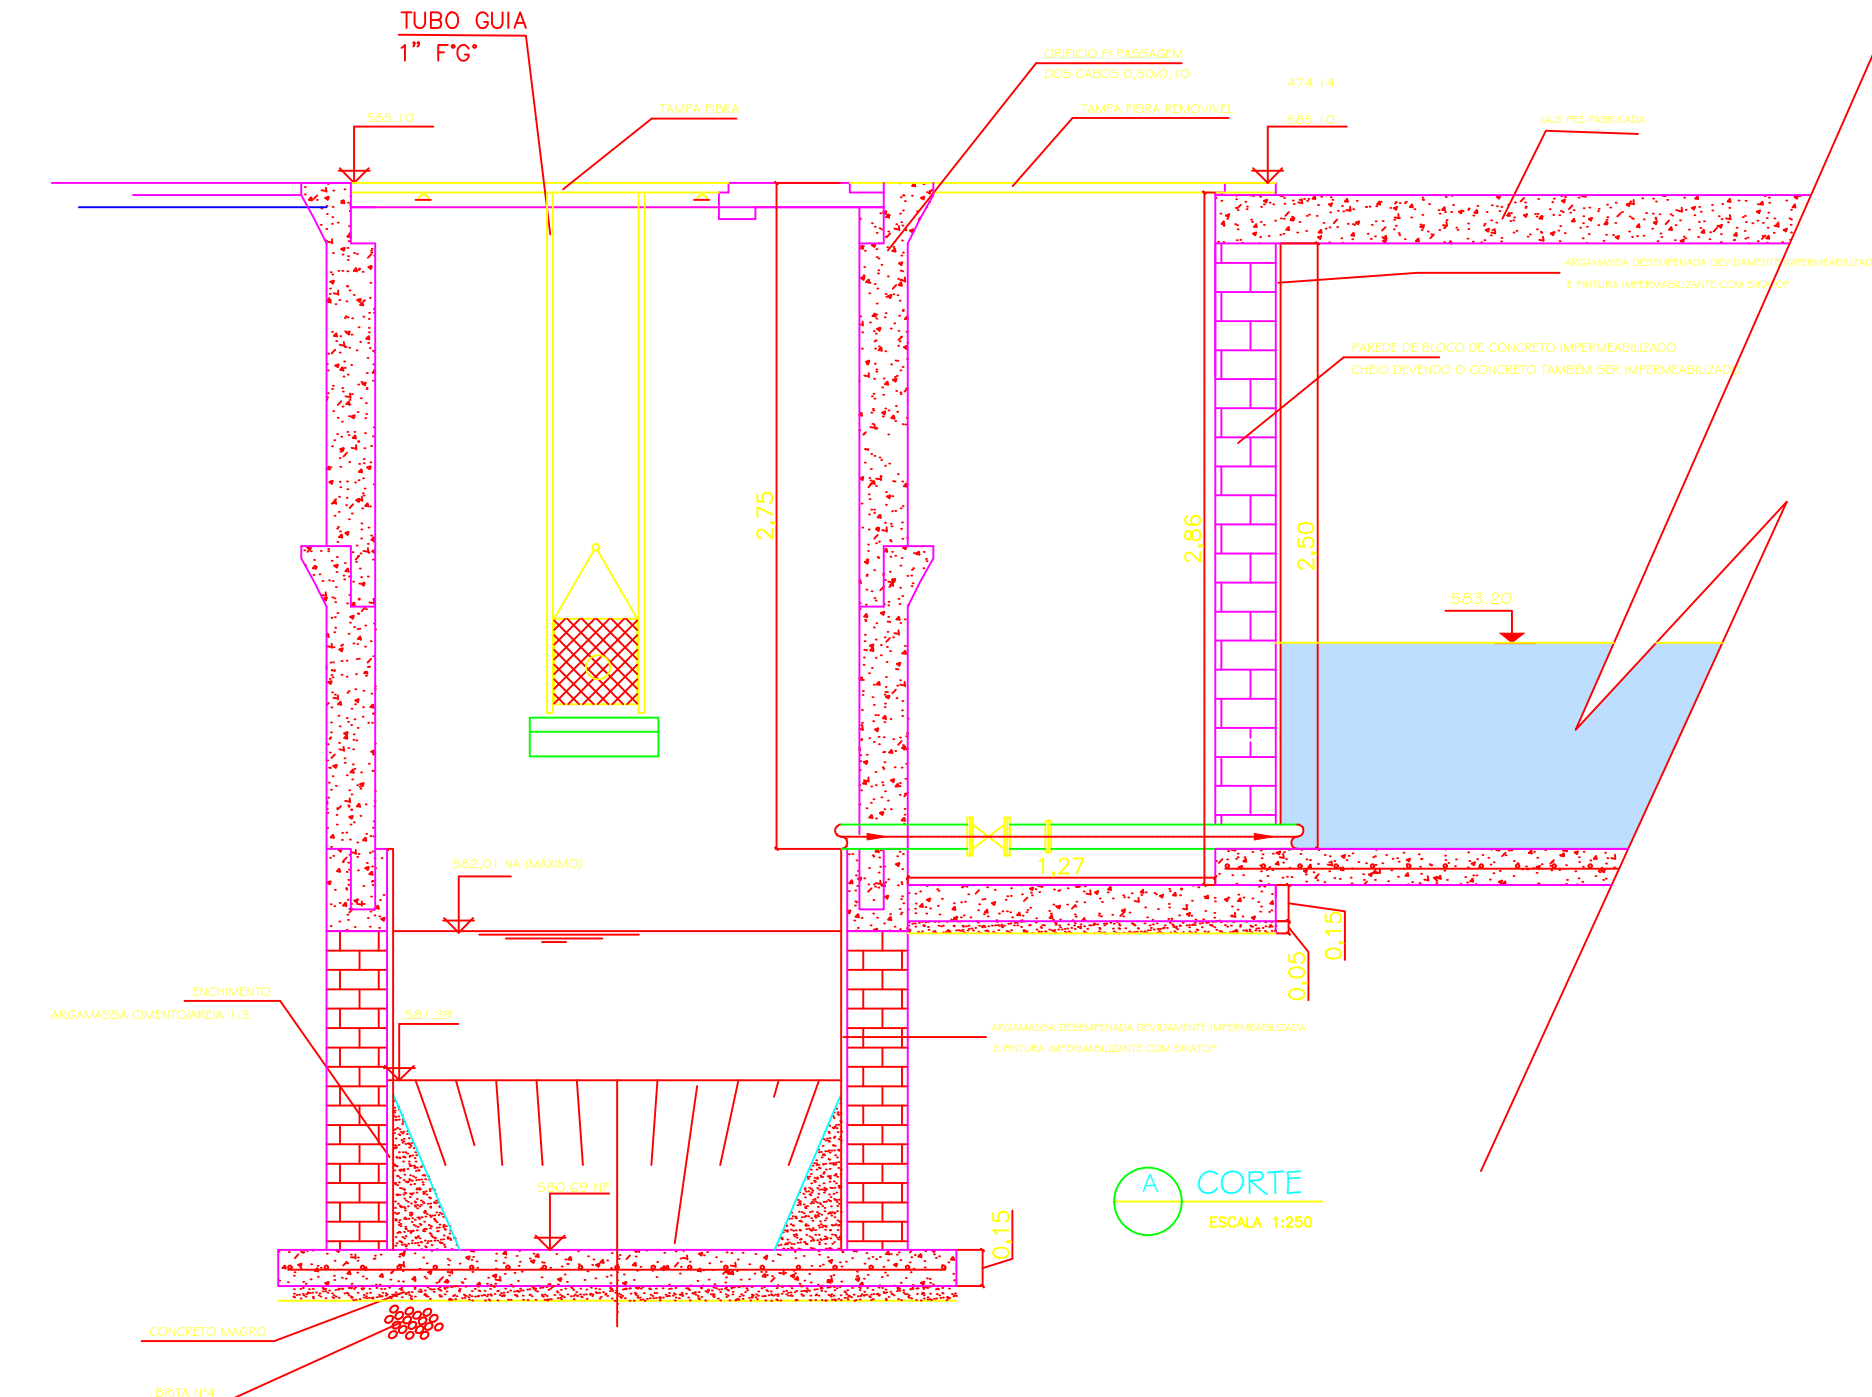

B CORTE
ESCALA 1:250

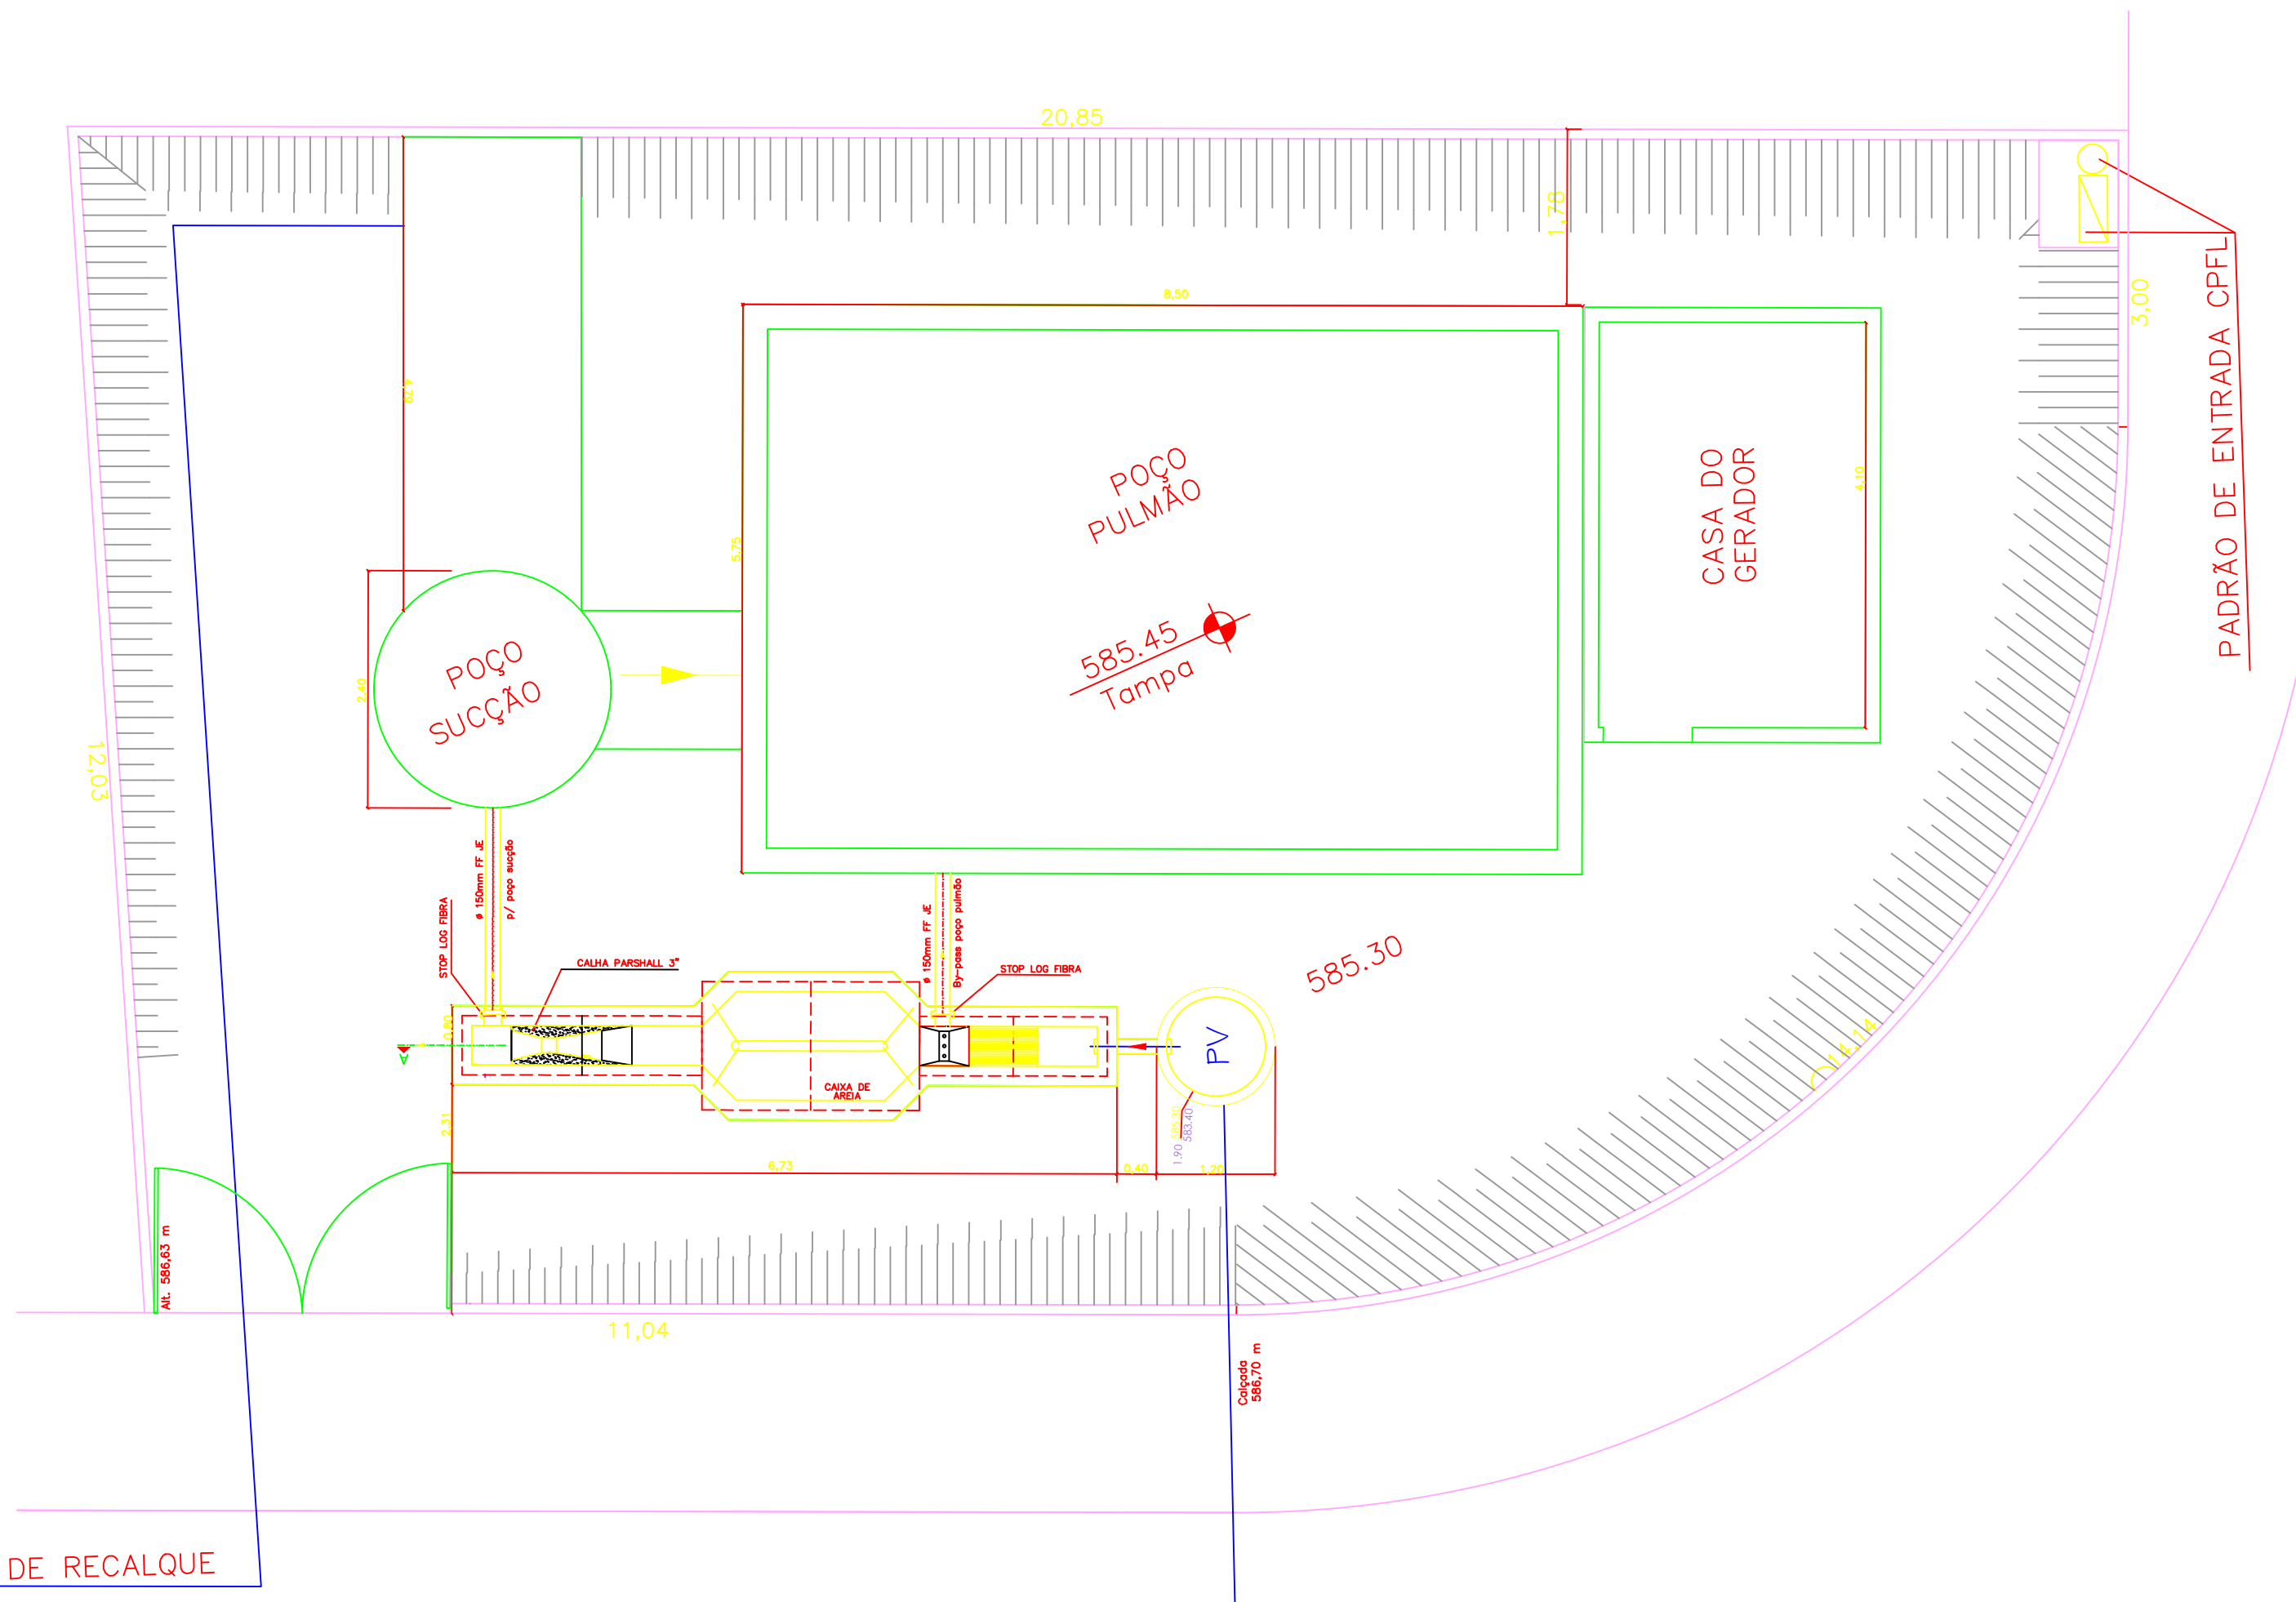

LINHA DE RECALQUE

PROJETO DE LOTEAMENTO

TÍTULO: PROJETO BÁSICO DA ESTAÇÃO ELEVATÓRIA DE ESGOTO DOMÉSTICO
FOLHA: 02/03

RESUMO:
- POÇO SUÇÃO
- LAY-OUT, CX. ENTRADA E POÇO DE SUÇÃO

PROPRIETÁRIO:
MUNICÍPIO DE VISTA ALEGRE DO ALTO
CNPJ: 52.854.775/0001-28

LOCAL DO PROJETO:
ANTIGA AVENIDA MARGINAL - VISTA ALEGRE DO ALTO - SP
DISTRITO INDUSTRIAL II

ZONAMENTO: -
CADASTRO MUNICIPAL: -
USO DO SOLO: -
MATRÍCULA ORI: 26.609


LOCALIZAÇÃO GEOGRÁFICA:
Latitude: 21° 11' 05" S Longitude: 48° 37' 39" W

QUADRO DE ÁREA:
ÁREA INSTITUCIONAL
227,97 m²



PROPRIETÁRIO:
MUNICÍPIO DE VISTA ALEGRE DO ALTO
CNPJ: 52.854.775/0001-28
REPRESENTANTE: PREFEITO LUIZ ANTONIO FIORANI

AUTOR DO PROJETO E RESPONSÁVEL TÉCNICO:
LUIZ SERRANO JUNIOR
ENGENHEIRO CIVIL
CREA 060134629-SP

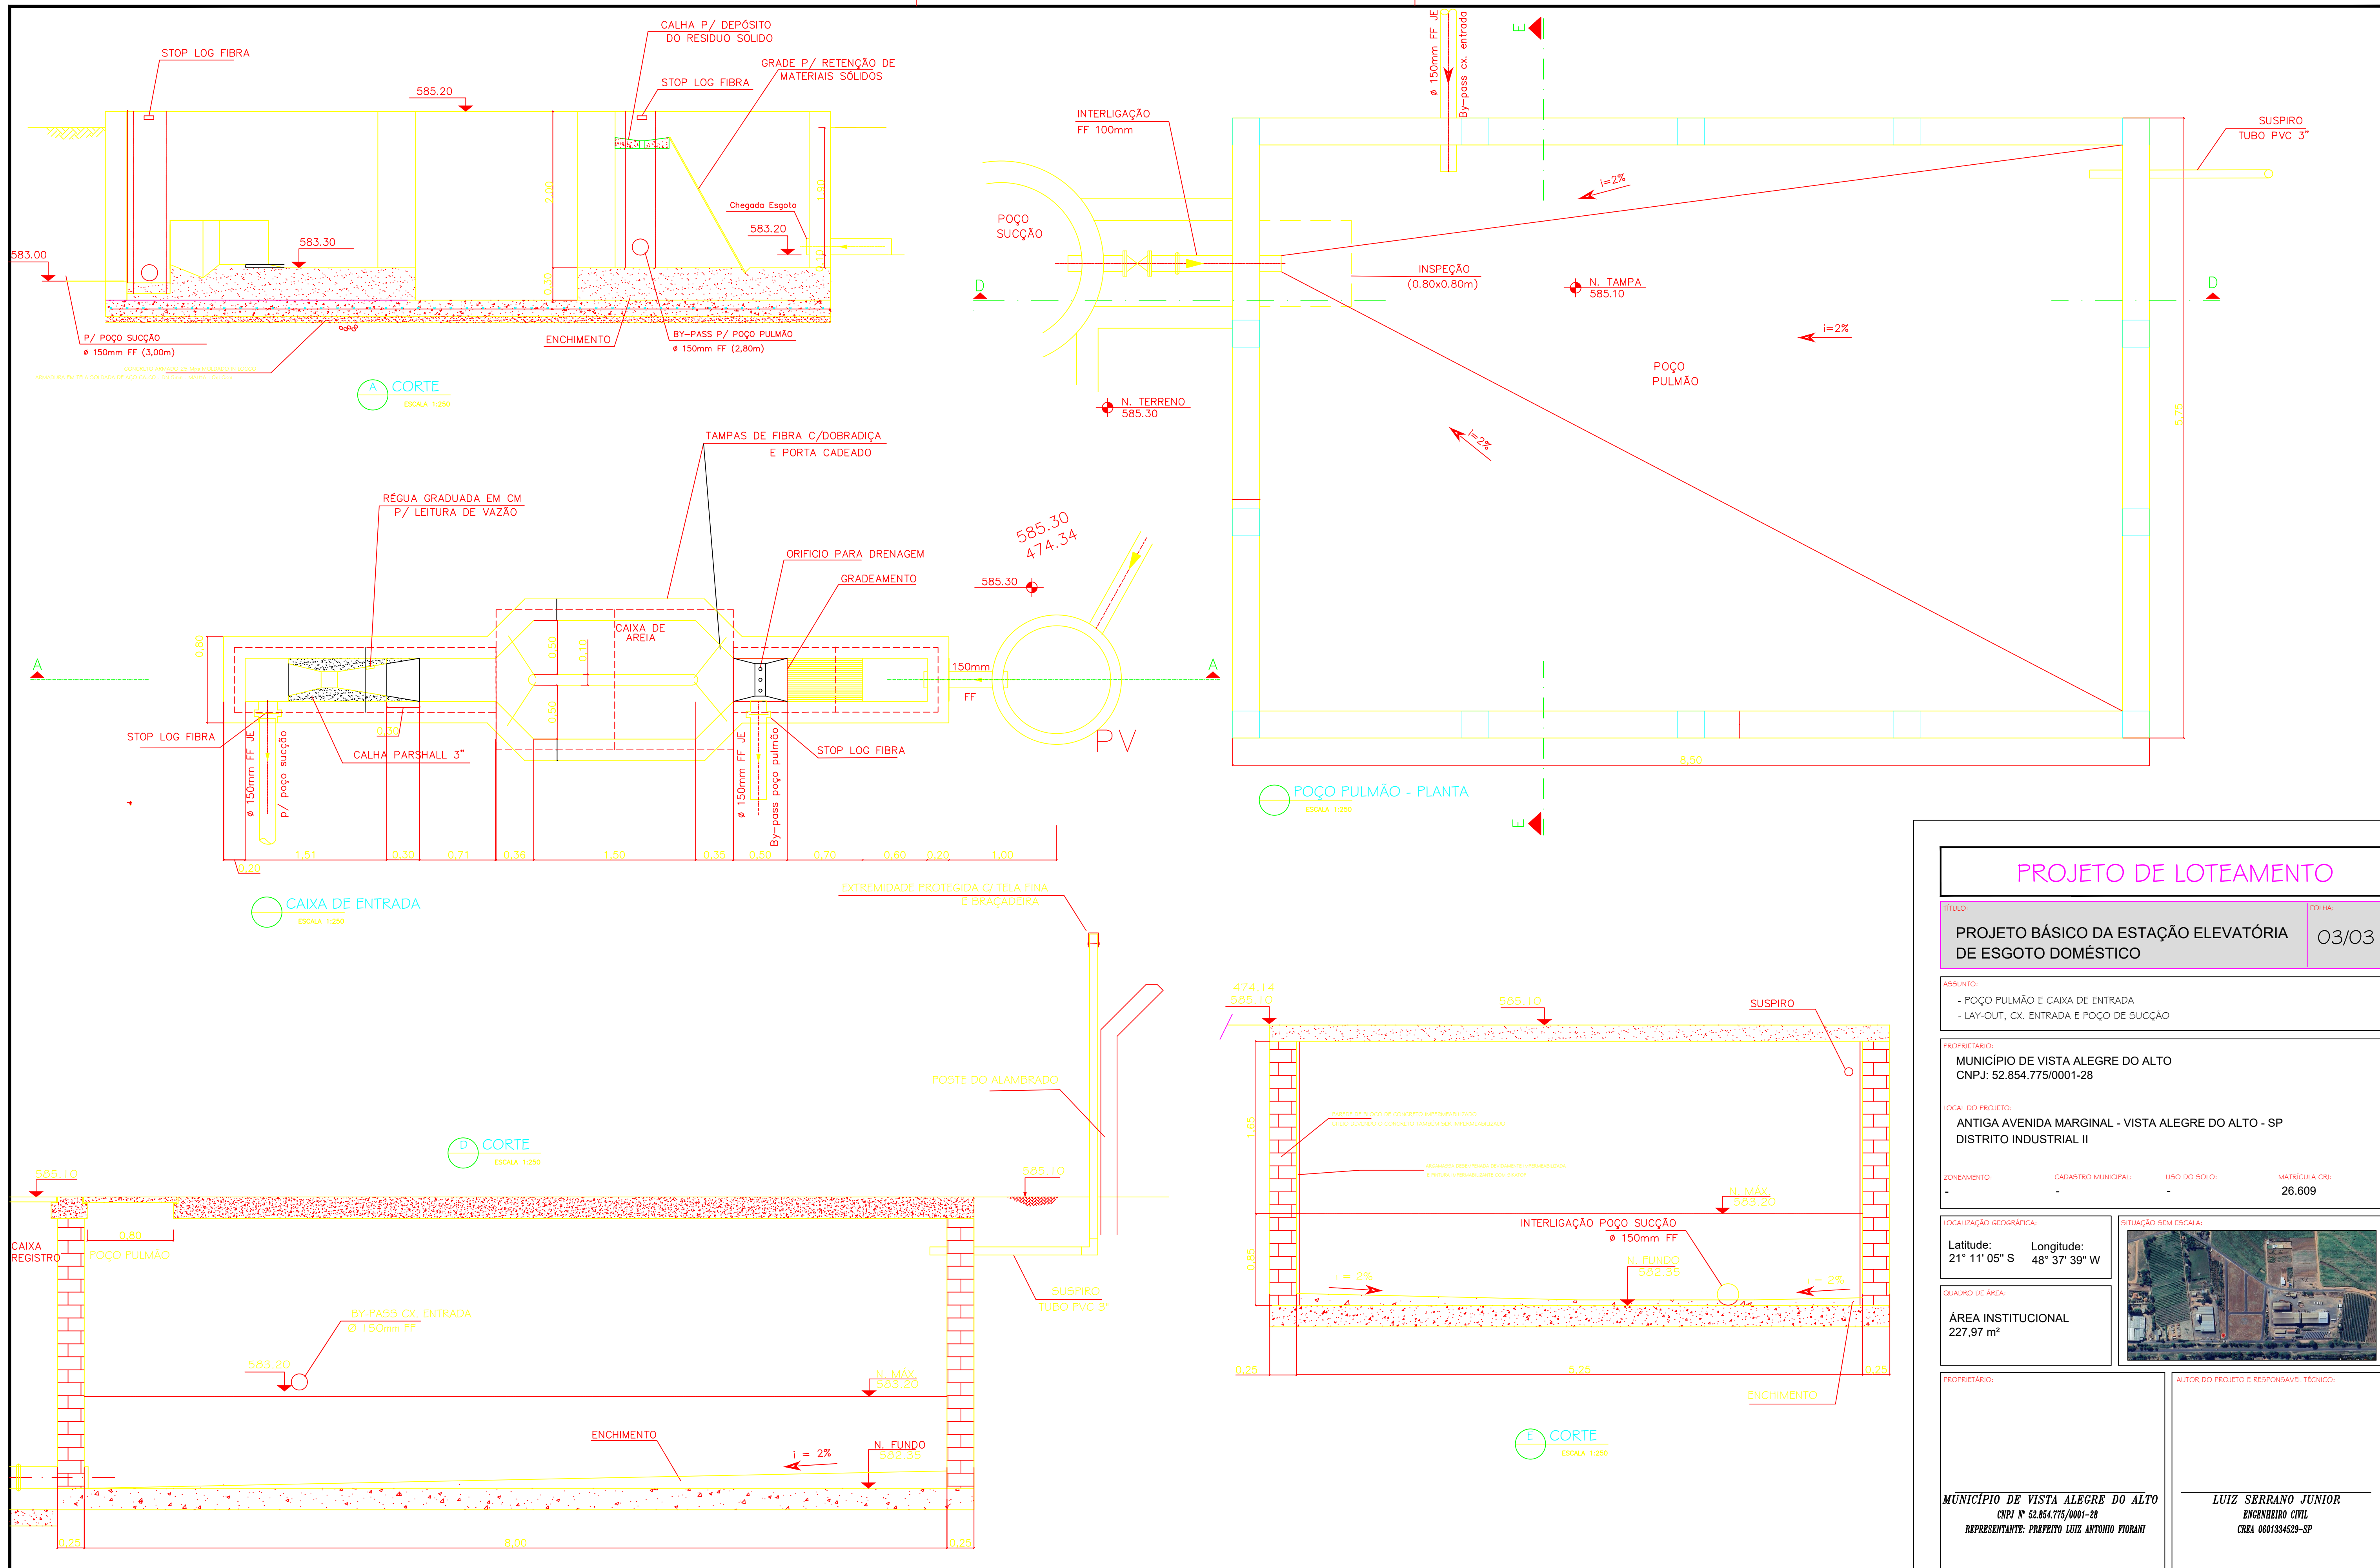

PROJETO DE LOTEAMENTO

TÍTULO: PROJETO BÁSICO DA ESTAÇÃO ELEVATÓRIA DE ESGOTO DOMÉSTICO FOLHA: 03/03

ASSUNTO: - POÇO PULMÃO E CAIXA DE ENTRADA
- LAY-OUT, CX. ENTRADA E POÇO DE SUCÇÃO

PROPRIETÁRIO: MUNICÍPIO DE VISTA ALEGRE DO ALTO
CNPJ: 52.854.775/0001-28

LOCAL DO PROJETO: ANTIGA AVENIDA MARGINAL - VISTA ALEGRE DO ALTO - SP
DISTRITO INDUSTRIAL II

ZONEAMENTO: - CADASTRO MUNICIPAL: - USO DO SOLO: - MATRÍCULA CRI: 26.609

LOCALIZAÇÃO GEOGRÁFICA: Latitude: 21° 11' 05" S Longitude: 48° 37' 39" W

QUADRO DE ÁREA: ÁREA INSTITUCIONAL 227,97 m²

PROPRIETÁRIO: - AUTOR DO PROJETO E RESPONSÁVEL TÉCNICO: -

MUNICÍPIO DE VISTA ALEGRE DO ALTO
CNPJ Nº 52.854.775/0001-28
REPRESENTANTE: PREFEITO LUIZ ANTONIO PIORANI

LUIZ SERRANO JUNIOR
ENGENHEIRO CIVIL
CREA 0601334529-SP