




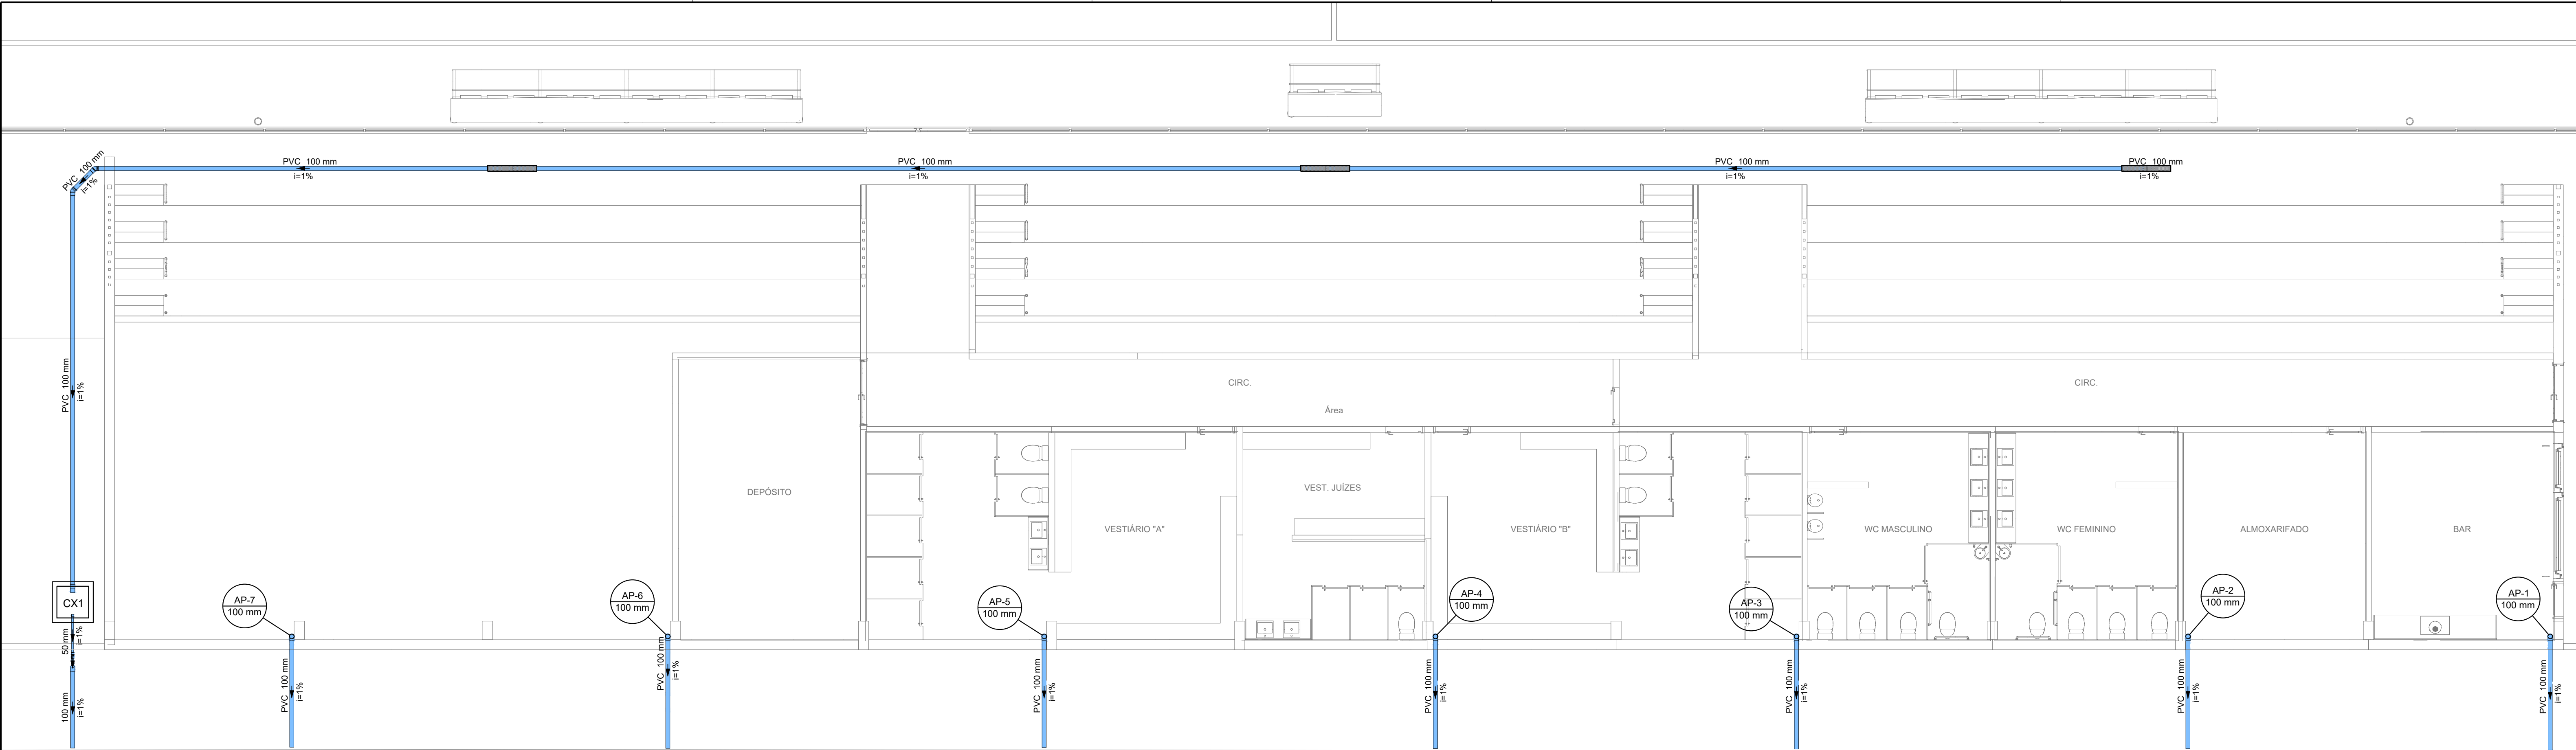


PLANTA BAIXA DO PAVIMENTO INFERIOR
ESCALA 1:75

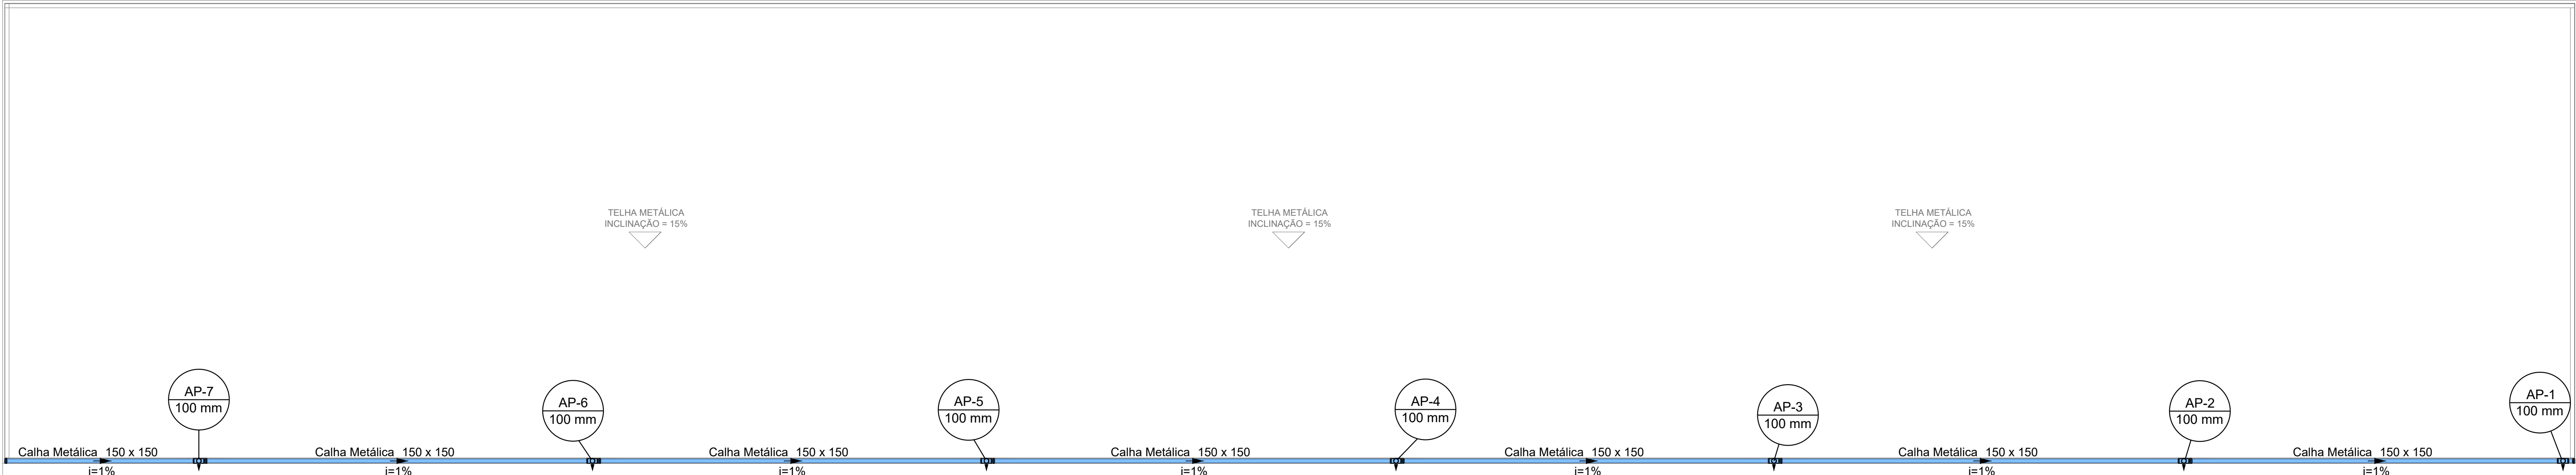


PLANTA DE COBERTURA
ESCALA 1:75

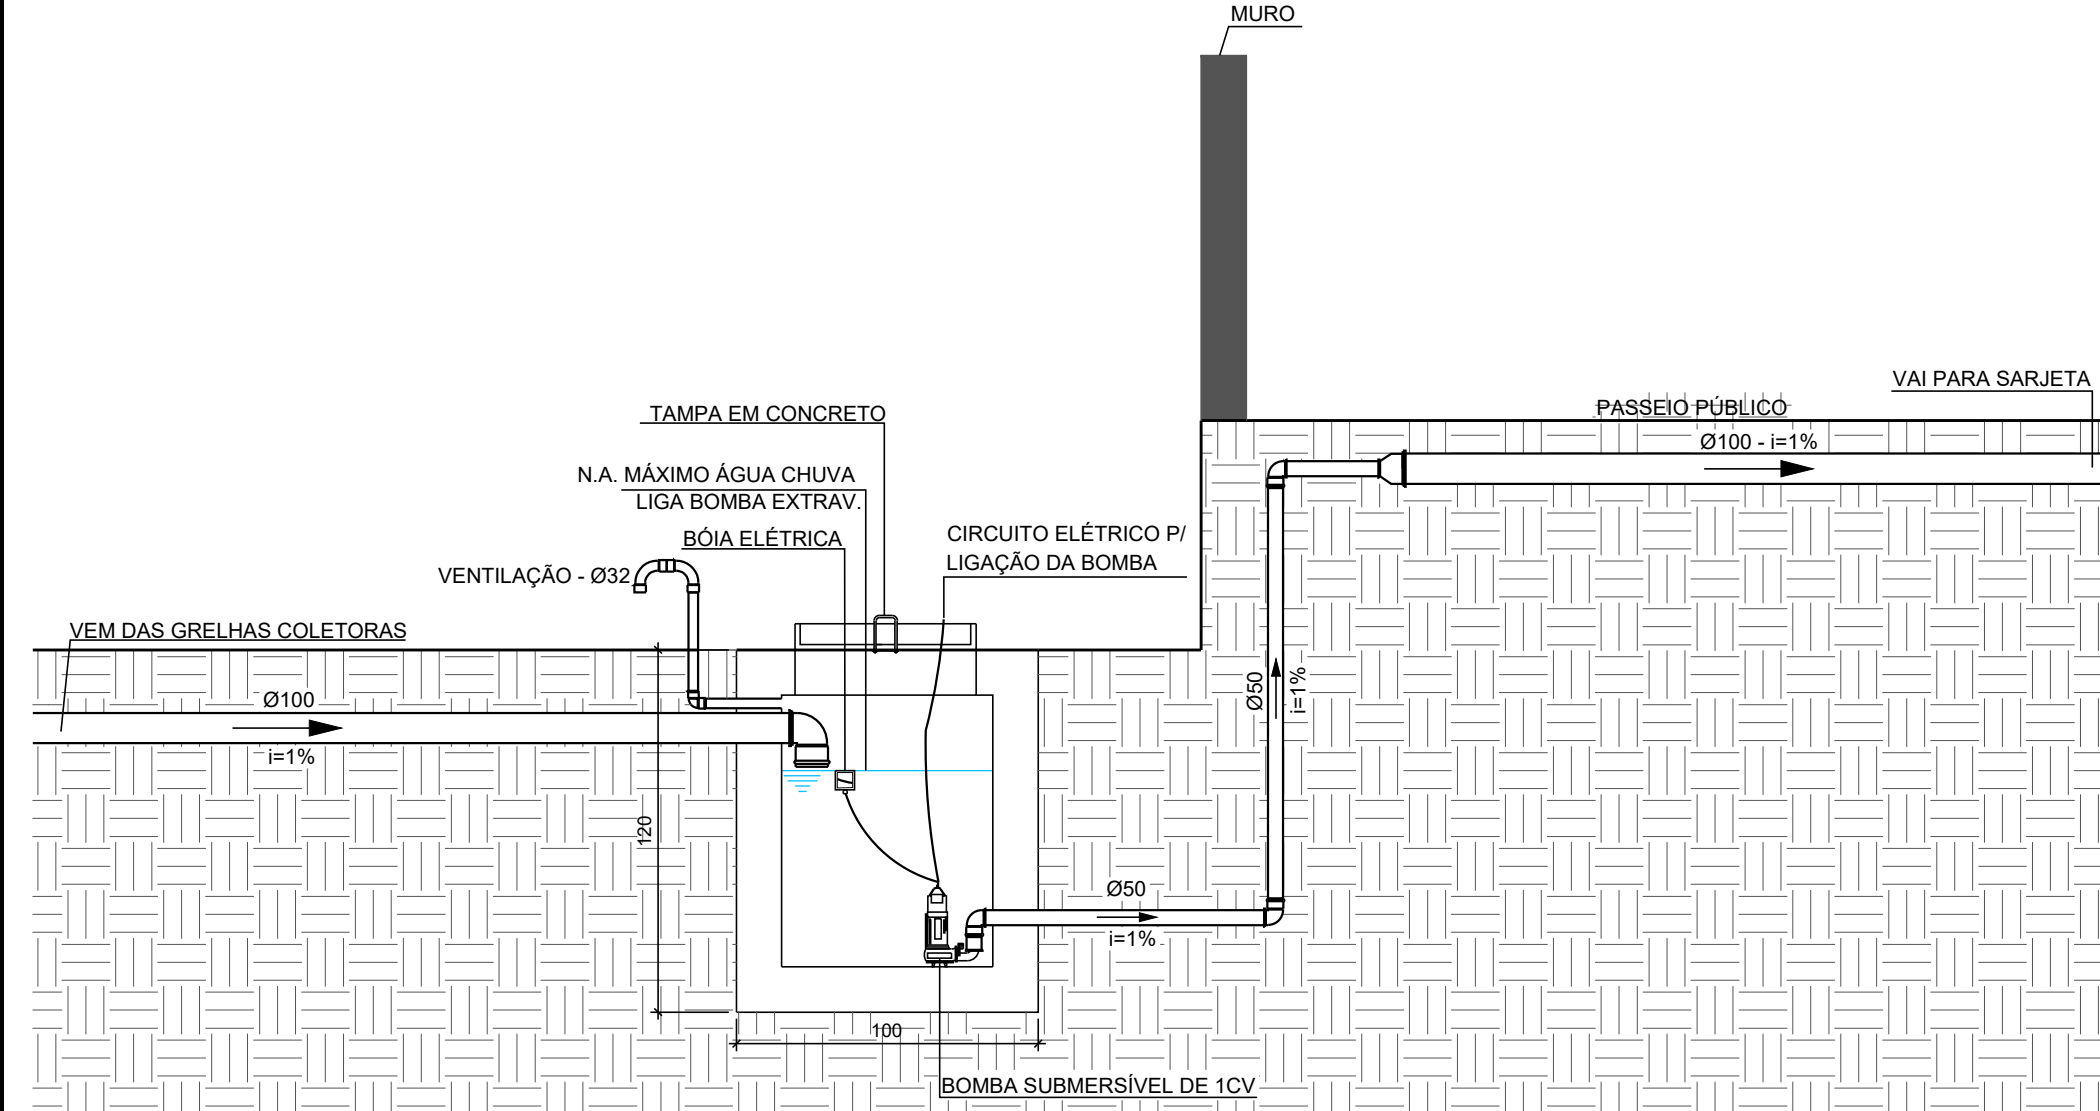

DETALHE DA CAIXA DE CAPTAÇÃO DA DRENAGEM DAS GRELHAS COLETORAS
SEM ESCALA

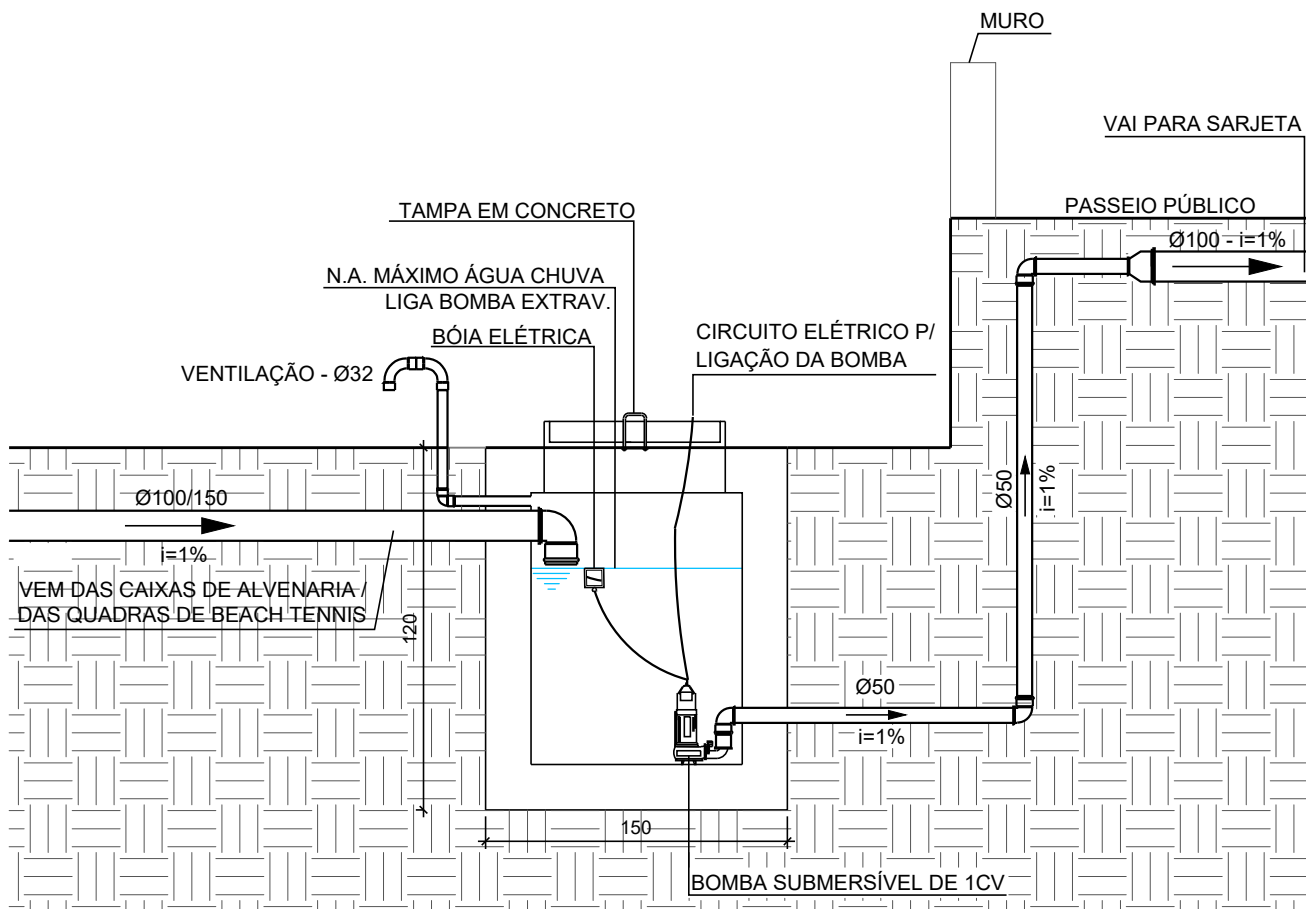

DETALHE DA CAIXA DE CAPTAÇÃO DAS QUADRAS
SEM ESCALA

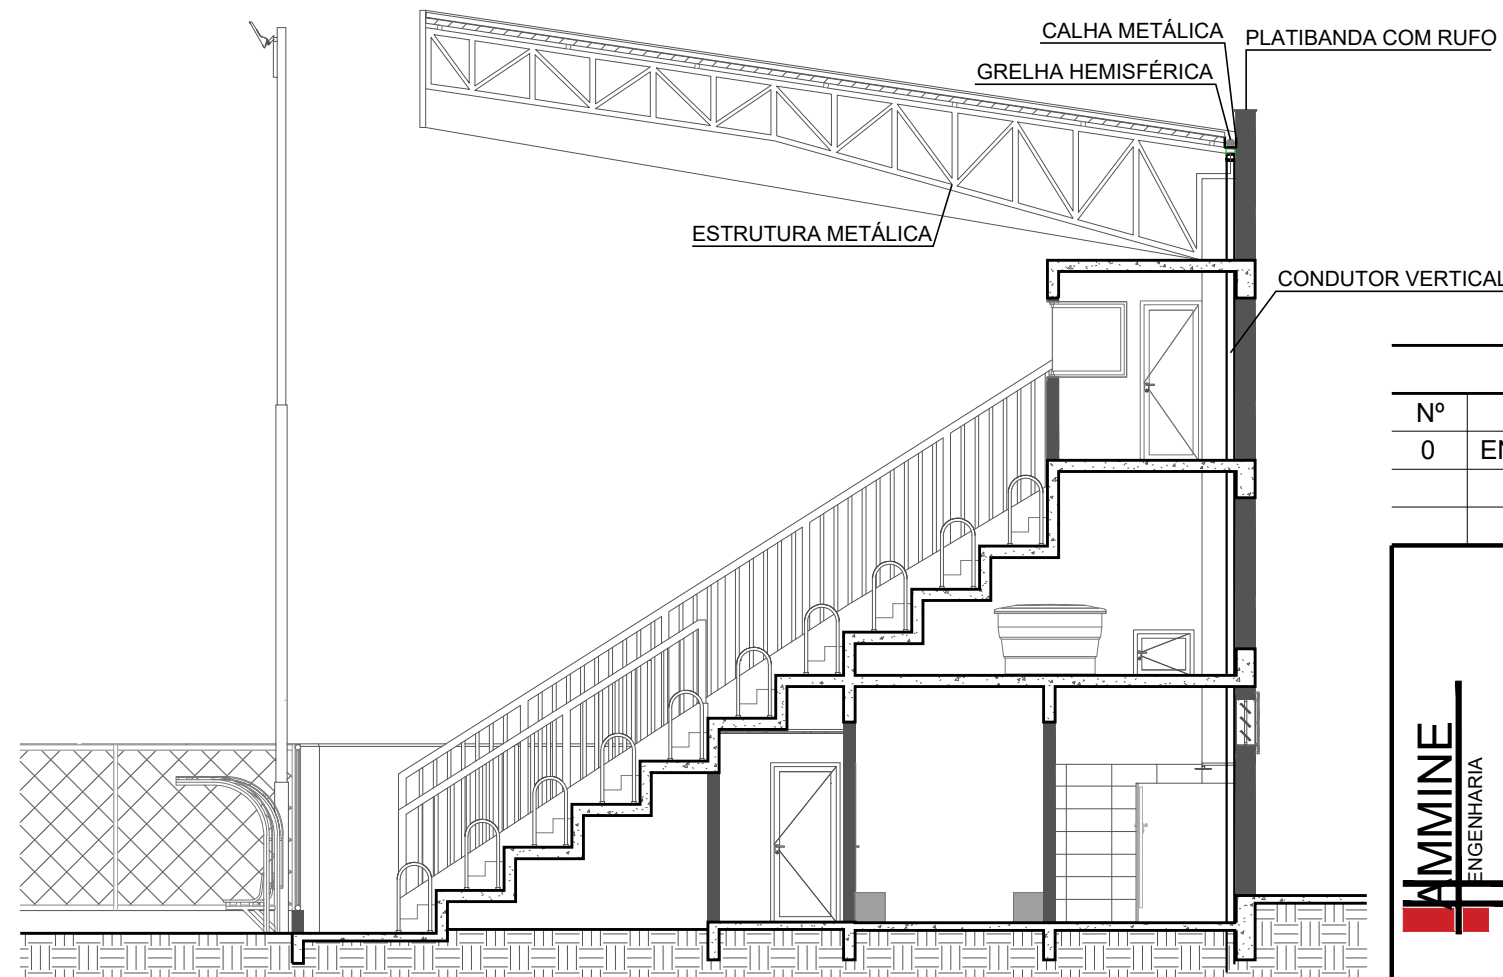

DETALHE DA DRENAGEM DAS CALHAS PLUVIAIS
ESCALA 1:100

REVISÕES			
Nº	DISCRIMINAÇÃO	DATA	VERIFICAÇÃO
0	ENTREGA INICIAL P/ CLIENTE	05/07/2023	S. HAMMINE

HAMMINE ENGENHARIA LTD.A CNPJ: 50.272.650/0001-45	 PREFEITURA MUNICIPAL DE VISTA ALEGRE DO ALTO Praça Dr. Emilio Henrique Ower Sandoth, 278 - Centro Telefone: (16) 3277-8300 E-mail: pmvaa@vistaalegredoalto.sp.gov.br	
	OBRA:	CONSTRUÇÃO DE ARQUIBANCA DO ESTÁDIO MUNICIPAL
	LOCAL:	RUA ETELVINO DE SOUZA, Nº 130 - VISTA ALEGRE DO ALTO
	OBJETO:	PROJETO DE INSTALAÇÕES HIDROSSANITÁRIAS
	ASSUNTO:	PLANTA BAIXA DA ARQUIBANCA, PLANTA DE COBERTURA E DETALHES DAS INSTALAÇÕES DE DRENAGEM DE ÁGUAS PLUVIAIS
	PROJETO:	IGOR FERREIRA
	ESCALA:	INDICADA
	DATA:	JULHO/2023
	FOLHA:	

Prefeitura Municipal de Vista Alegre do Alto CNPJ: 52.854.770/0001-28	Said Abou Hammime Filho ENG. CIVIL - CREA-SP: 596.301.169-7 A.R.T. Nº: 28027230230970780
--	--

HID-05/06