



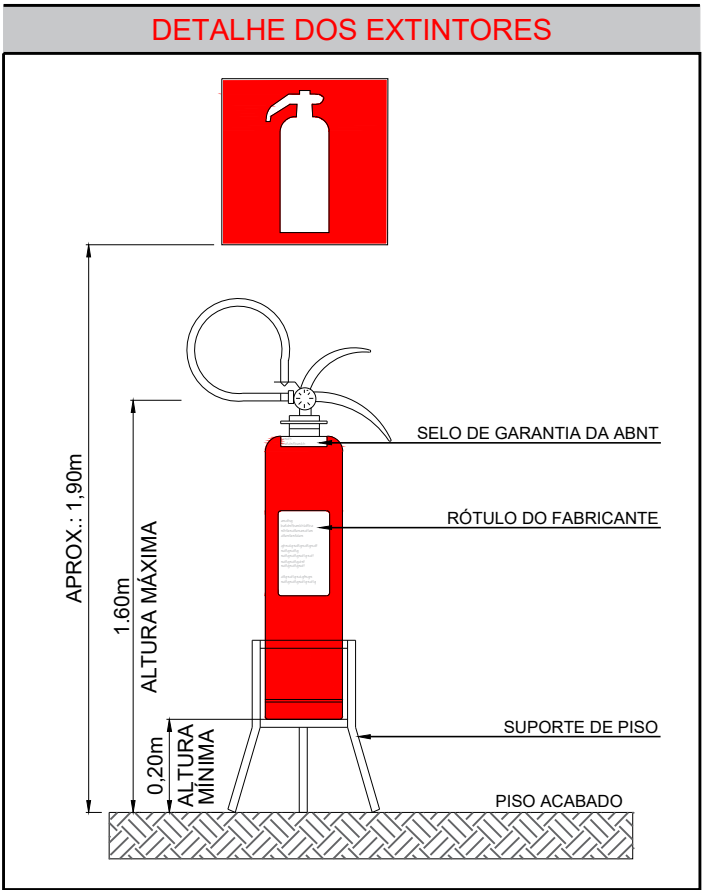

PLANTA BAIXA
ESCALA 1 : 75

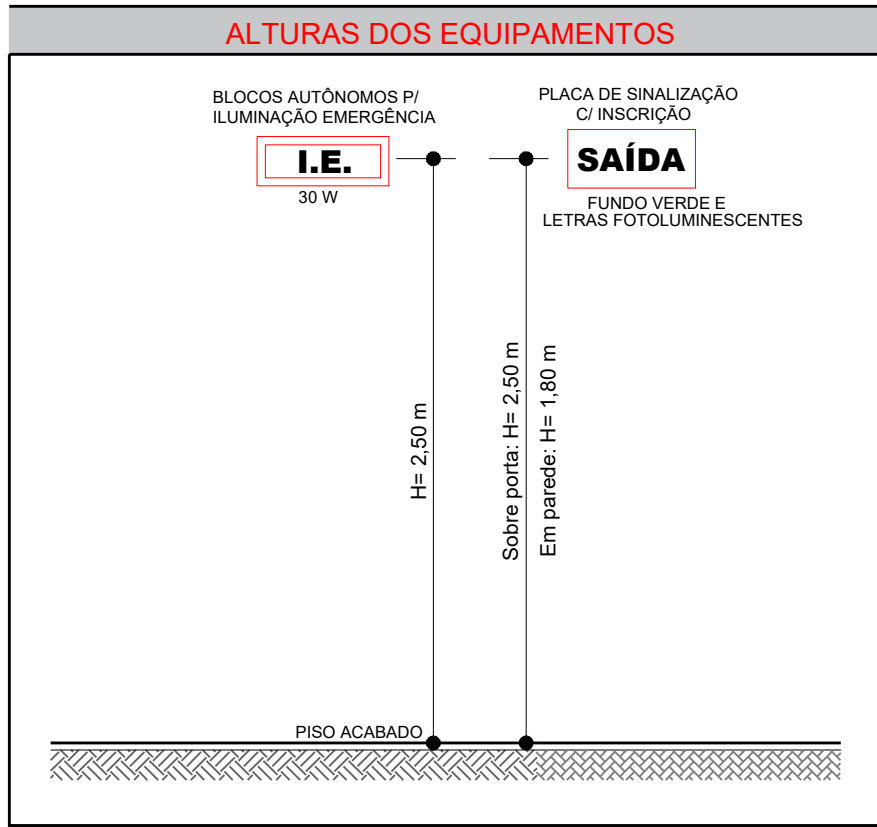

DETALHE DA SINALIZAÇÃO	
S12 SAÍDA DE EMERGÊNCIA. SIMBOLO: RETANGULAR. FUNDO VERDE. MENSAGEM "SAÍDA". DIRECIONAL: FOTOLUMINESCENTE, COM ALTURA DE LETRA SEMPRE > 50mm. INDICAÇÃO DAS SAÍDAS DE EMERGÊNCIA.	SAÍDA
E5 EXTINTOR DE INCÊNDIO. SIMBOLO: QUADRADO. FUNDO VERMELHO. Pictograma: FOTOLUMINESCENTE. INDICAÇÃO DE LOCALIZAÇÃO DOS EXTINTORES DE INCÊNDIO.	

LEGENDA			
	EXTINTOR PORTÁTIL - ÁGUA PRESSURIZADA - 2A		PONTO DE ILUMINAÇÃO DE EMERGÊNCIA TIPO BALIZAMENTO
	EXTINTOR PORTÁTIL - PÓ QUÍMICO SECO BC - 20BC		DIREÇÃO DO FLUXO DA ROTA DE FUGA
	PONTO DE ILUMINAÇÃO DE EMERGÊNCIA		SAÍDA FINAL DA ROTA DE FUGA
QUADRO DE ÁREAS		SITUAÇÃO SEM ESCALA	
DESCRIÇÃO	ÁREA (m²)		
TERRENO	9.309,07		
ÁREA A CONSTRUIR	196,54		

REVISÕES			
Nº	DISCRIMINAÇÃO	DATA	VERIFICAÇÃO
0	ENTREGA INICIAL P/ CLIENTE	06/01/2024	S. HAMMINE
	MUNICÍPIO DE VISTA ALEGRE DO ALTO DEPARTAMENTO DE ENGENHARIA Praça Dr. Emílio Henrique Ower Sandolth, 278 - Centro Fone: (16) 3277-8300 – engenharia@vistaalegrealto.sp.gov.br		
	PROJETO TÉCNICO DE SEGURANÇA CONTRA INCÊNDIO		
	ASSUNTO: REVITALIZAÇÃO DA PRAÇA DR. EMÍLIO HENRIQUE OWER SANDOLTH		
	OCUPAÇÃO: - ÁREA CONST.: 196,54 m² RISCO: BAIXO		
	LOCAL: PRAÇA DR. EMÍLIO H. OWER SANDOLTH, S/Nº - VISTA ALEGRE DO ALTO		
	PROPRIETÁRIO: MUNICÍPIO DE VISTA ALEGRE DO ALTO		
RESPONSÁVEL PELO USO: LUÍS ANTÔNIO FIORANI			
MUNICÍPIO DE VISTA ALEGRE DO ALTO CNPJ: 52.854.775/0001-28 LUÍS ANTÔNIO FIORANI - PREFEITO MUNICIPAL		SAID ABOU HAMMINE FILHO ENGº CIVIL - CREA-SP: 508.301.169-7 A.R.T. Nº: 2620240269658	
		ESCALA: 1 : 75 DESENHO: SAID HAMMINE FOLHA:	DATA: JAN/2024 INC-01/01