
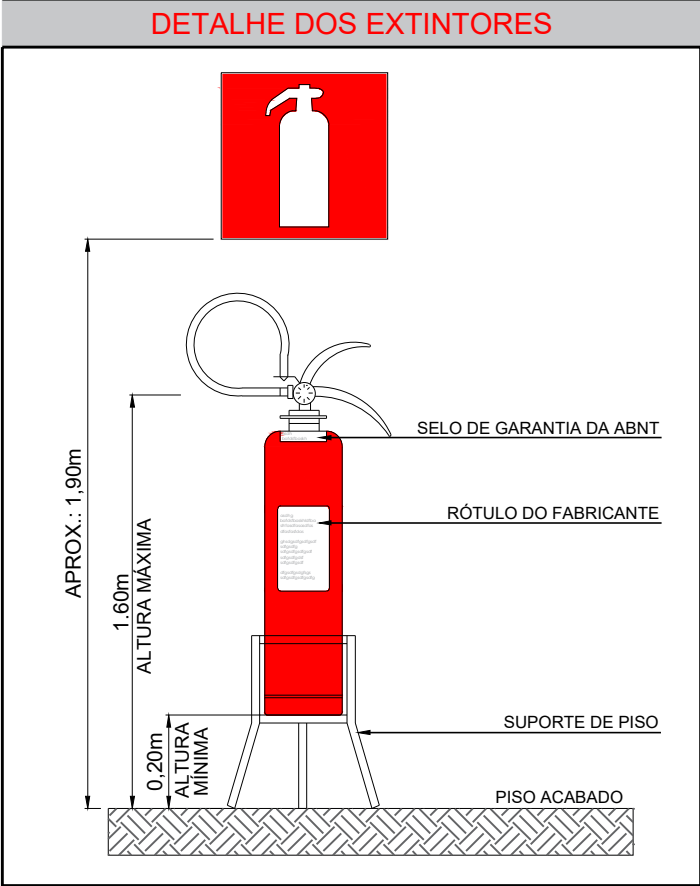
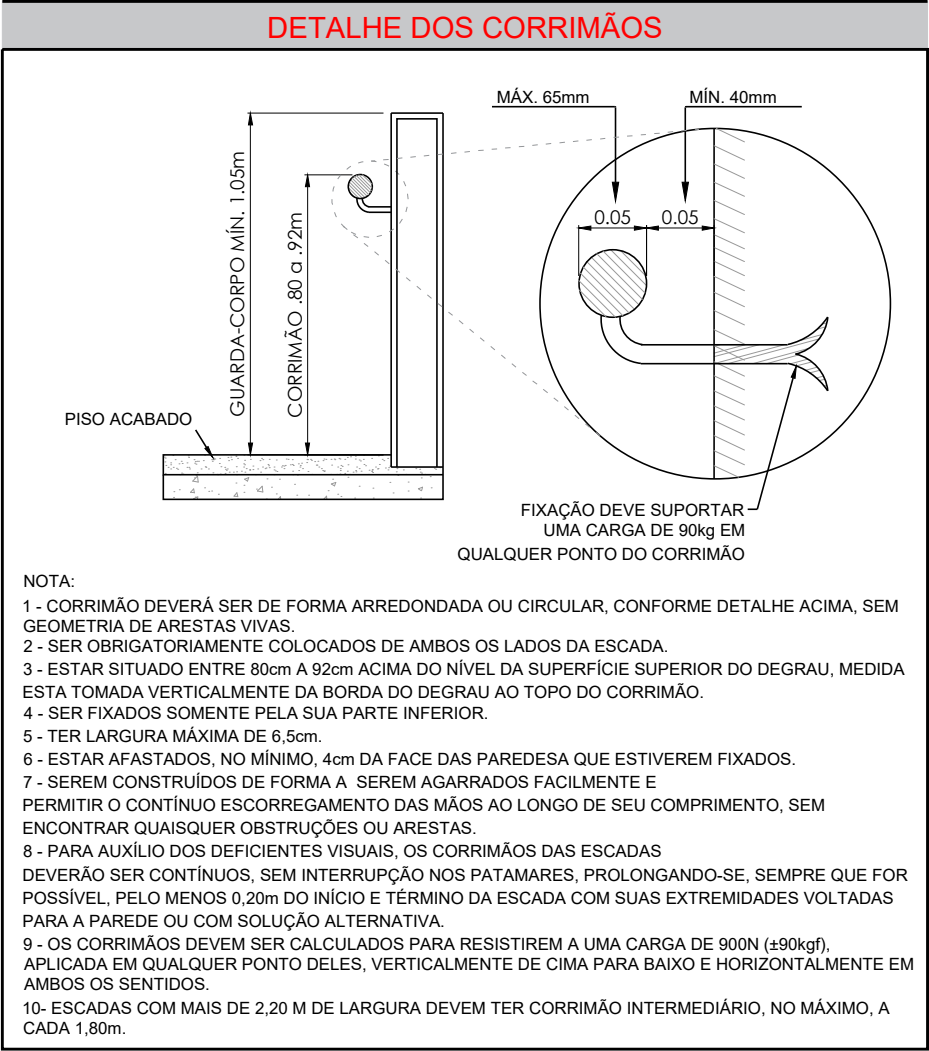
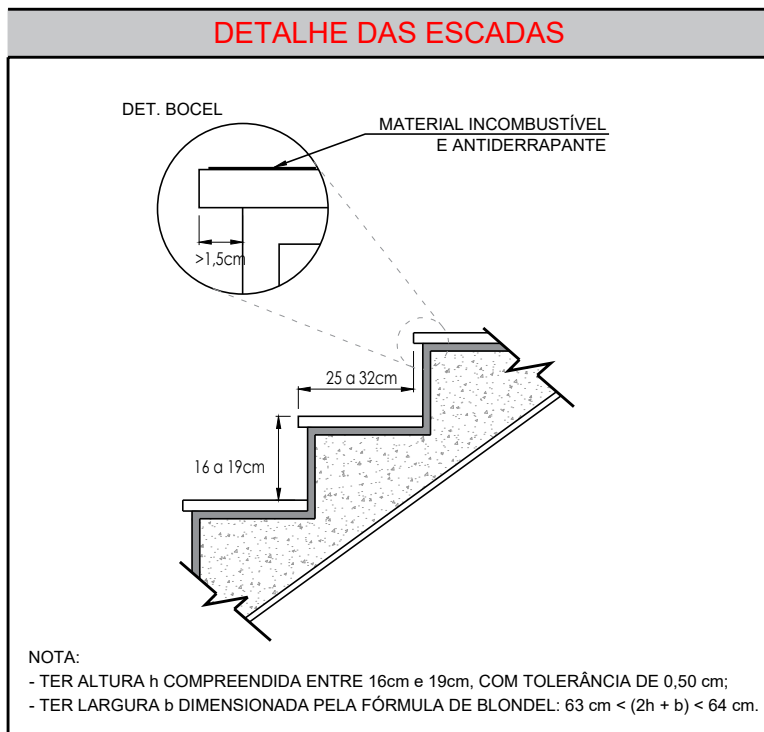
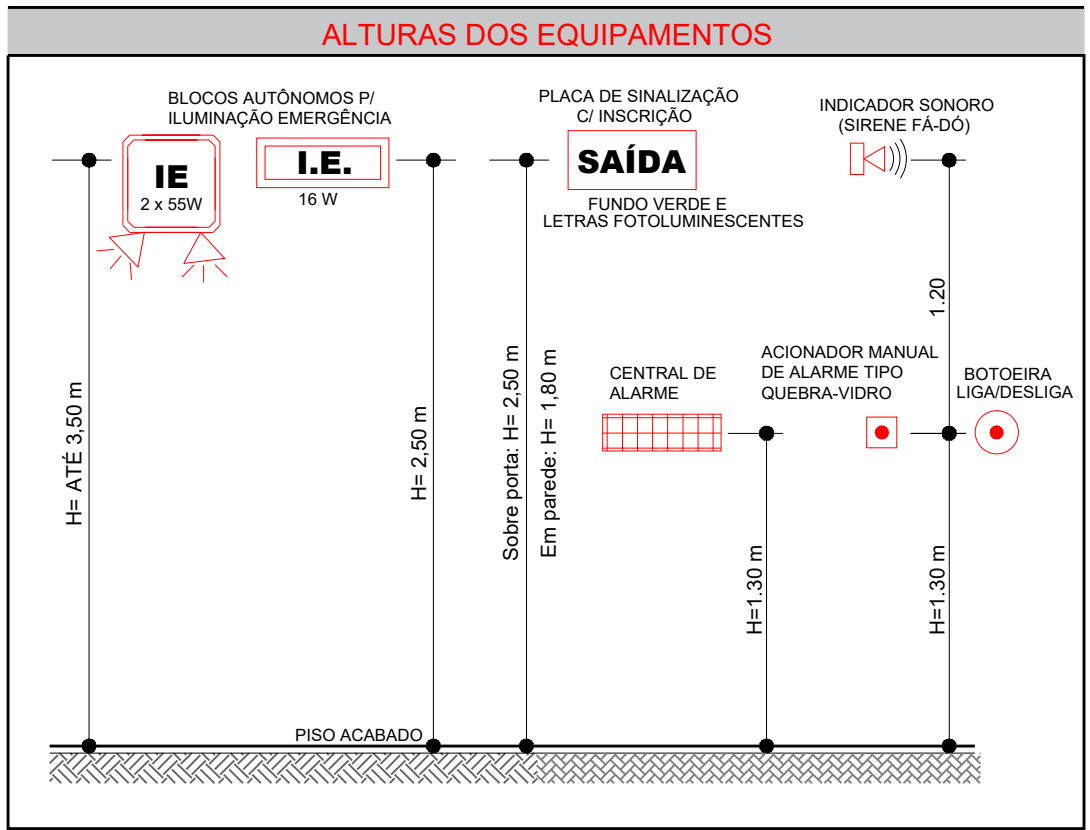
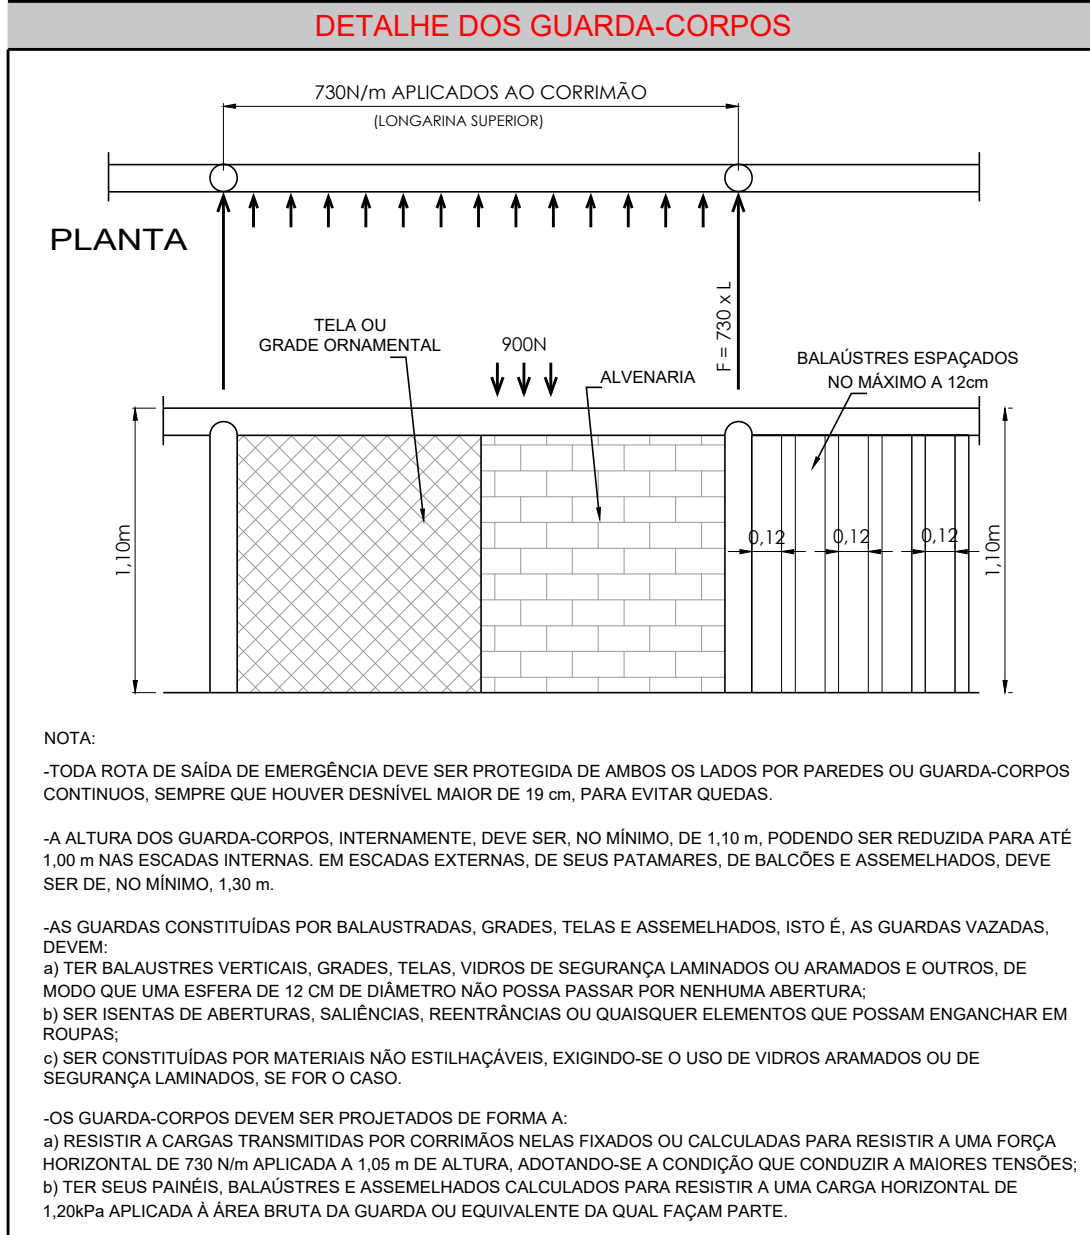


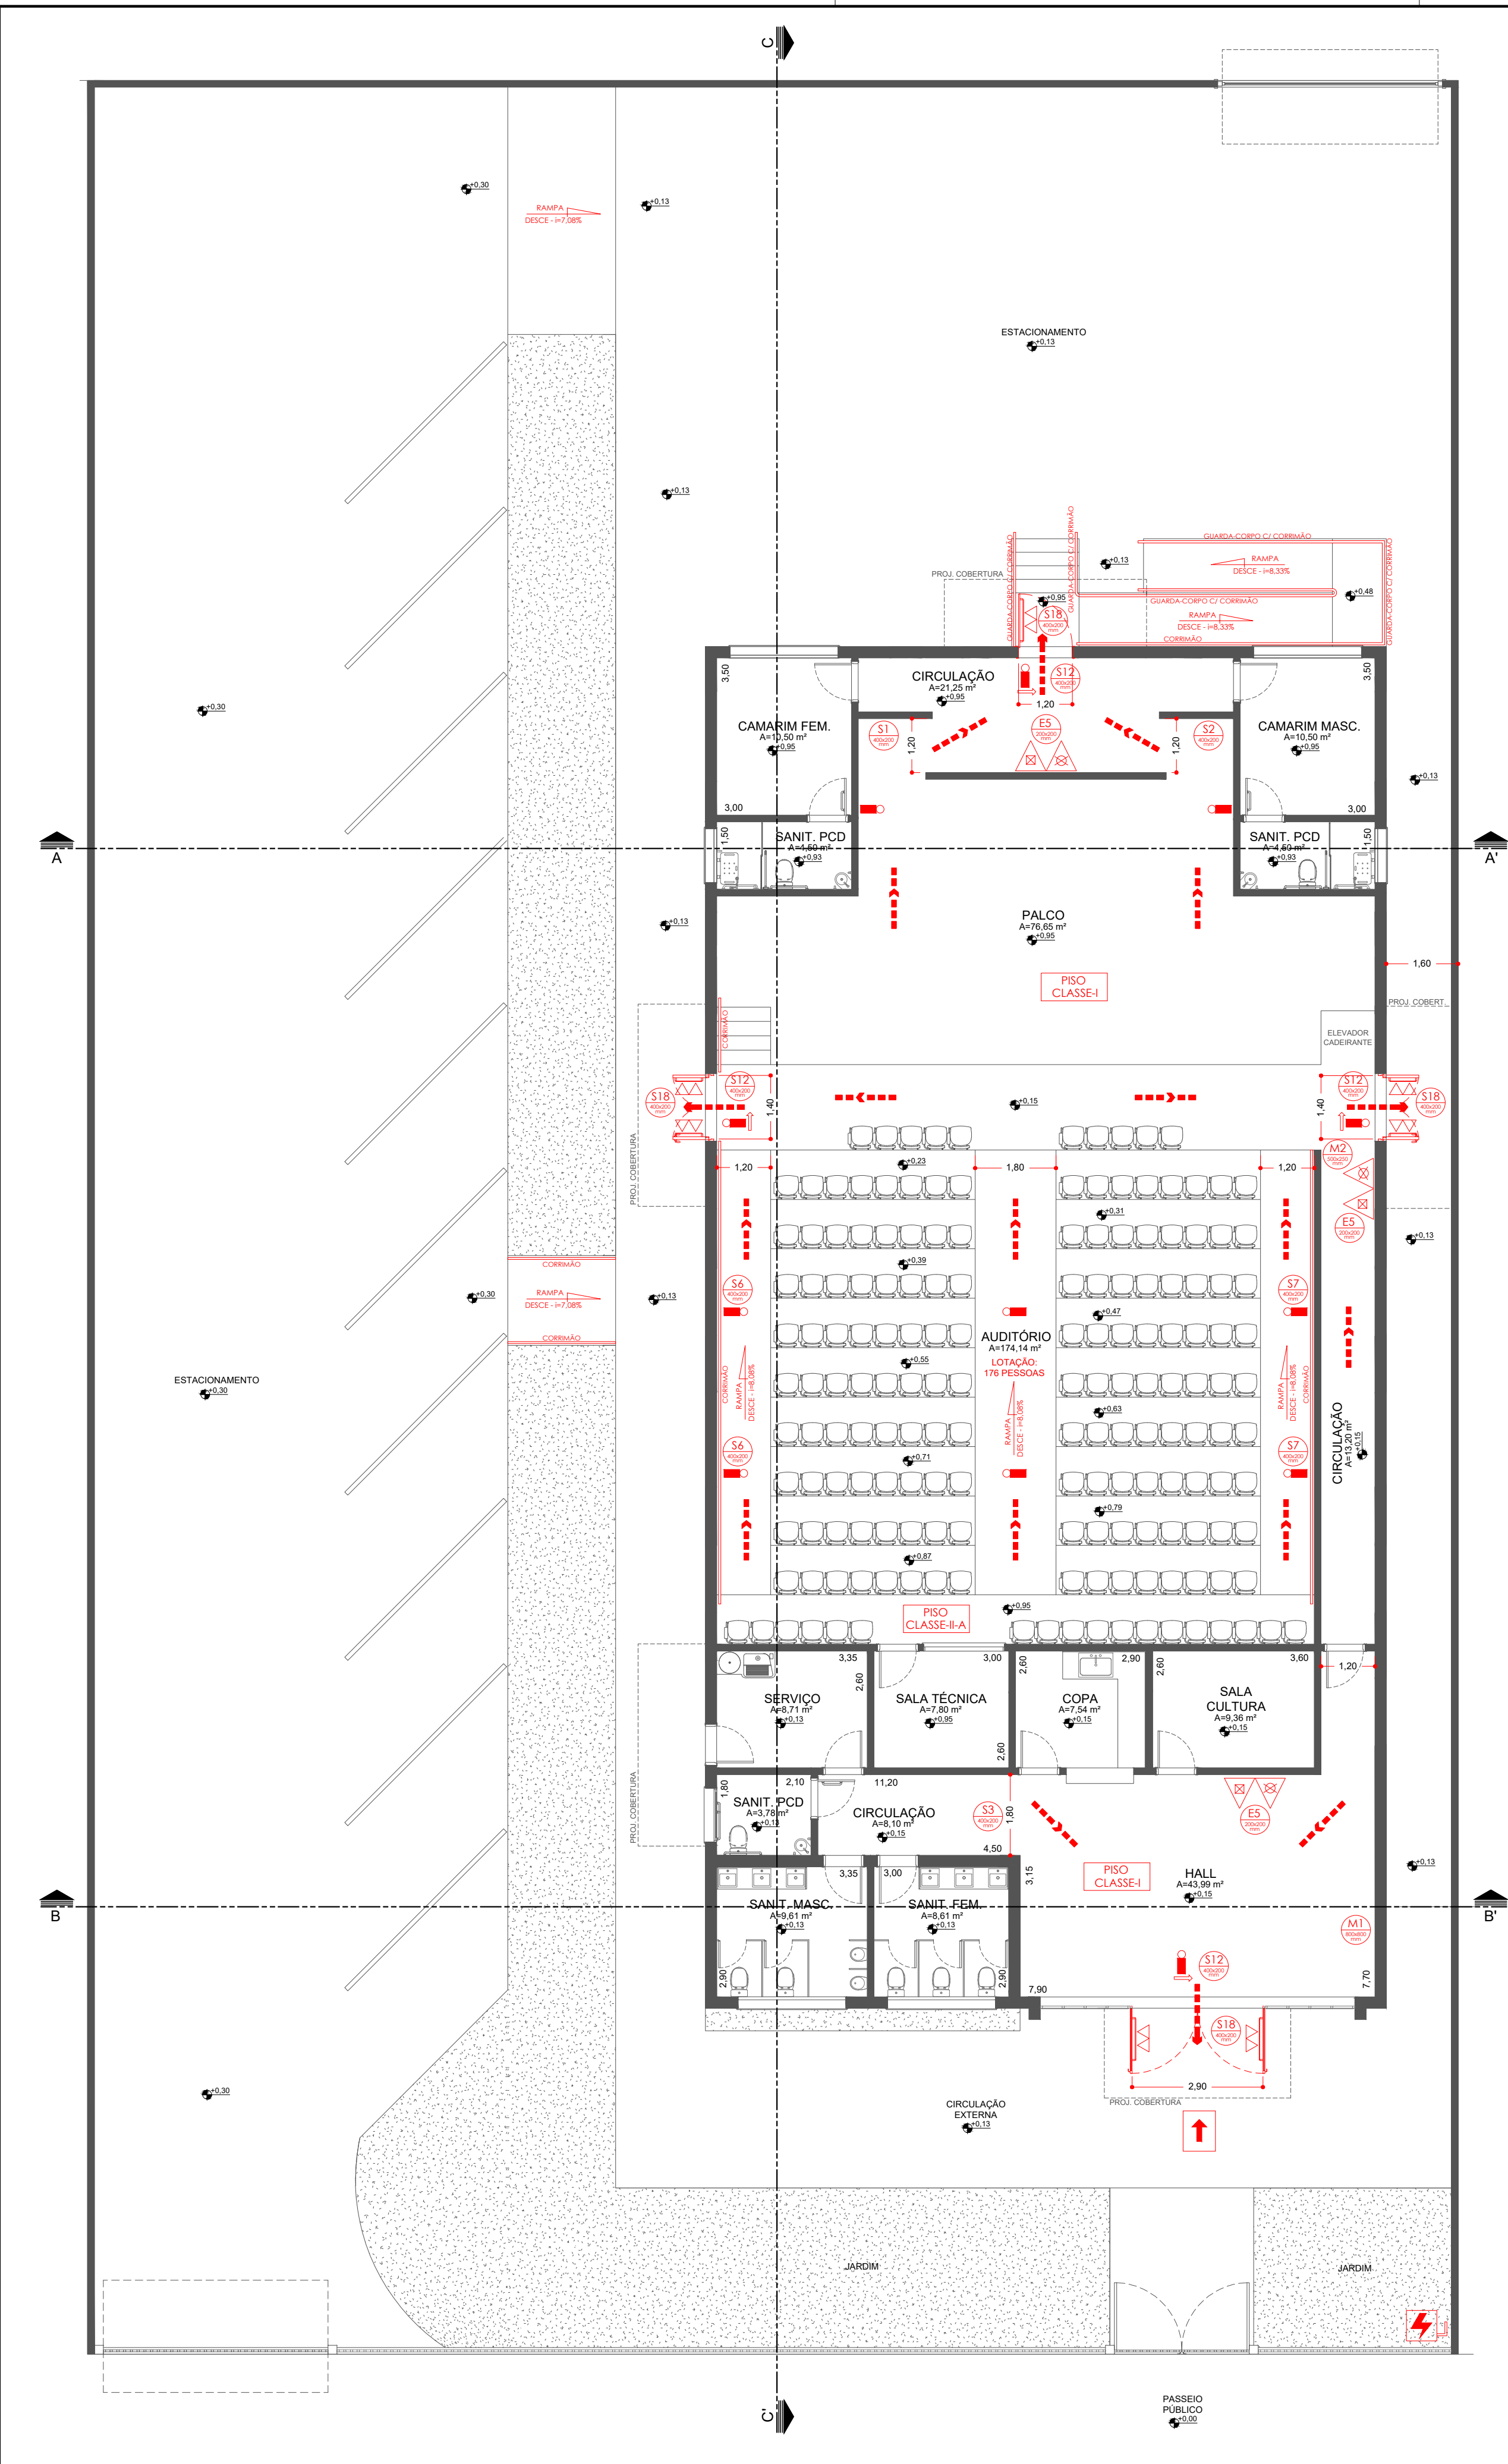

QUADRO RESUMO DAS MEDIDAS DE SEGURANÇA					
CLASSIFICAÇÃO DA EDIFICAÇÃO DECRETO ESTADUAL Nº 63.911/2018	GRUPO	OCUPAÇÃO/USO	DIVISÃO	DESCRIÇÃO	EXEMPLO
	F	LOCAL DE REUNIÃO DE PÚBLICO	F-5	AUDITÓRIO	CENTRO CULTURAL
CONTROLE DE MATERIAIS DE ACABAMENTO (CMAR) INSTRUÇÃO TÉCNICA Nº 10/2019	DIVISÃO	PISO (ACABAMENTO e REVESTIMENTO)	PAREDE e DIVISÓRIA (ACABAMENTO e REVESTIMENTO)		TETO e FORRO (ACABAMENTO e REVESTIMENTO)
	F-5	CLASSE I OU II-A	CLASSE I OU II-A		CLASSE I OU II-A
	ROTAS DE FUGA e SAÍDAS DE EMERGÊNCIA DEVEM POSSUIR CMAR CLASSE I ou II-A, DM ≤ 100.				
SAÍDAS DE EMERGÊNCIA INSTRUÇÃO TÉCNICA Nº 11/2019	DEVERÁ ATENDER INTEGRALMENTE A IT Nº 11/2019.				
ILUMINAÇÃO DE EMERGÊNCIA INSTRUÇÃO TÉCNICA Nº 18/2019	A ILUMINAÇÃO DE EMERGÊNCIA IRÁ PERMITIR A SAÍDA DA POPULAÇÃO DA EDIFICAÇÃO, ILUMINANDO TODA A ROTA DE FUGA, SUAS MUDANÇAS DE DIREÇÃO E SENTIDO DE FLUXO DAS PESSOAS, COM BASE NA INSTRUÇÃO TÉCNICA Nº 18/2019 E NA NBR 1898/2019 TÊM-SE NAS ROTAS DE FUGA AS UNIDADES OU O CONJUNTO DEVERÃO TER VIDA ÚTIL DE 2 ANOS E DISTANTES ENTRE SI NO MÁXIMO 15 METROS.				
SINALIZAÇÃO DE EMERGÊNCIA INSTRUÇÃO TÉCNICA Nº 20/2019	SERÁ PREVISTA A SINALIZAÇÃO BÁSICA DE PROIBIÇÃO, ALERTA, ORIENTAÇÃO e SALVAMENTO e EQUIPAMENTOS CONTRA INCÊNDIO, CONFORME INSTRUÇÃO TÉCNICA Nº 20/2019.				
SISTEMA DE PROTEÇÃO POR EXTINTORES INSTRUÇÃO TÉCNICA Nº 21/19	EXTINTORES DISTRIBUÍDOS DE FORMA QUE O OPERADOR NÃO PERCORRA MAIS QUE 25 METROS. TIPO: CAPACIDADE: - CARGA D'ÁGUA 2A - PÓ QUÍMICO SECO 208C				
BRIGADA DE INCÊNDIO INSTRUÇÃO TÉCNICA Nº 17/19	DISPENSADO, CONFORME DECRETO ESTADUAL Nº 63.911/2018				
CARGA DE INCÊNDIO INSTRUÇÃO TÉCNICA Nº 14/2019	OCUPAÇÃO F-5 - CONFORME IT Nº 14/2019 A CARGA DE INCÊNDIO SERÁ: 600 MJ/m ² - RISCO MÉDIO.				

LEGENDA	
	EXTINTOR PORTÁTIL - ÁGUA PRESSURIZADA - 2A
	EXTINTOR PORTÁTIL - PÓ QUÍMICO SECO BC - 208C
	PONTO DE ILUMINAÇÃO DE EMERGÊNCIA
	PONTO DE ILUMINAÇÃO DE EMERGÊNCIA TIPO BALIZAMENTO
	DIREÇÃO DO FLUXO DA ROTA DE FUGA
	SAÍDA FINAL DA ROTA DE FUGA

DETALHES SINALIZAÇÃO			
S1 e S2 SAÍDA DE EMERGÊNCIA. SÍMBOLO: RETANGULAR. FUNDO: VERDE. PICTOGRAMA: FOTOLUMINESCENTE. INDICAÇÃO DO SENTIDO (ESQUERDA OU DIREITA) DE UMA SAÍDA DE EMERGÊNCIA POR RAMPAS.		S6 e S7 SAÍDA DE EMERGÊNCIA. SÍMBOLO: RETANGULAR. FUNDO: VERDE. PICTOGRAMA: FOTOLUMINESCENTE. INDICAÇÃO DO SENTIDO (ESQUERDA OU DIREITA) DE UMA SAÍDA DE EMERGÊNCIA POR RAMPAS.	
S12 SAÍDA DE EMERGÊNCIA. SÍMBOLO: RETANGULAR. FUNDO: VERDE. PICTOGRAMA: FOTOLUMINESCENTE. INDICAÇÃO DO SENTIDO (ESQUERDA OU DIREITA) DE UMA SAÍDA DE EMERGÊNCIA POR RAMPAS.		S3 SAÍDA DE EMERGÊNCIA. SÍMBOLO: RETANGULAR. FUNDO: VERDE. PICTOGRAMA: FOTOLUMINESCENTE. INDICAÇÃO DO SENTIDO (ESQUERDA OU DIREITA) DE UMA SAÍDA DE EMERGÊNCIA POR RAMPAS.	
E5 EXTINTOR DE INCÊNDIO. SÍMBOLO: QUADRADO. FUNDO: VERMELHO. PICTOGRAMA: FOTOLUMINESCENTE. INDICAÇÃO DE LOCALIZAÇÃO DOS EXTINTORES DE INCÊNDIO.		E17 SINALIZAÇÃO DE SOLO P/ EQUIPAMENTOS DE COMBATE A INCÊNDIO. SÍMBOLO: QUADRADO. FUNDO: VERMELHO. PICTOGRAMA: BORDA AMARELA, USADO PARA INDICAR A LOCALIZAÇÃO DOS EQUIPAMENTOS DE COMBATE A INCÊNDIO E EVITAR A SUA OBSTRUÇÃO.	
M1 INDICAÇÃO DOS SISTEMAS DE PROTEÇÃO CONTRA INCÊNDIO EXISTENTES NA EDIFICAÇÃO. SÍMBOLO: QUADRADO OU RETÂNGULO. FUNDO: VERDE. PICTOGRAMA: FOTOLUMINESCENTE. INDICAÇÃO DE LOCALIZAÇÃO DOS SISTEMAS DE PROTEÇÃO CONTRA INCÊNDIO EXISTENTES. LÍNGUA BRANCA.		M2 INDICAÇÃO DA LOTAÇÃO MÁXIMA ADMITIDA NO RECINTO DESENVOLVIDO DE PÚBLICO. SÍMBOLO: QUADRADO OU RETÂNGULO. FUNDO: VERDE. PICTOGRAMA: BORDA AMARELA, USADO PARA INDICAR A LOCALIZAÇÃO DOS EQUIPAMENTOS DE COMBATE A INCÊNDIO E EVITAR A SUA OBSTRUÇÃO.	

QUADRO DE ÁREAS		SITUAÇÃO SEM ESCALA	
DESCRIÇÃO	ÁREA (m²)		
TERRENO	1.543,30		
CONSTRUÇÃO - PAVIMENTO TÉRREO	459,05		
ÁREA CONSTRITA TOTAL	459,05		
TAXA DE OCUPAÇÃO (%)	29,74		

APROVAÇÕES	
------------	--

HAMMINE
ENGENHARIA LTDA.
CNPJ: 20.274.630/0001-05

MUNICÍPIO DE VISTA ALEGRE DO ALTO
CNPJ: 52.854.775/0001-28
Praça Dr. Emílio H. O. Saroth, nº 278 - Vista Alegre do Alto-SP
Fone: (16) 3277-8300 | e-mail: pmvaa@vistaalegrealto.sp.gov.br
www.pmvistaalegrealto.com.br

PROJETO TÉCNICO DE SEGURANÇA CONTRA INCÊNDIO

PROJETO: REFORMA DO CENTRO CULTURAL

ASSUNTO: PLANTA BAIXA E DETALHES

OCUPAÇÃO: F-5 - REUNIÃO DE PÚBLICO ÁREA CONST.: 459,05 m² RISCO: MÉDIO

LOCAL: RUA MARANHÃO, S/Nº - VISTA ALEGRE DO ALTO-SP

PROPRIETÁRIO: MUNICÍPIO DE VISTA ALEGRE DO ALTO

RESPONSÁVEL PELO USO: LUIS ANTÔNIO FIORANI CPF: 033.317.958-79

ESCALA: 1:100 DATA: MAI/2023

PROJ: SAID HAMMINE

MUNICÍPIO DE VISTA ALEGRE DO ALTO
CNPJ: 52.854.775/0001-28
LUIS ANTONIO FIORANI - PREFEITO MUNICIPAL

SAID ABOU HAMMINE FILHO
ENGENHEIRO CIVIL - CREA-SP: 506.301.169-7
A.R.T. Nº: 28027230230787935

IN-01/01